

下水 3 号

令和 8 年度 公共下水道 (汚水) 布設替工事 (町道志田町南裏道線)

設 計 図

仕 様 書


大 和 町

下水 3 号
令和 8 年度 公共下水道(汚水)布設替工事（町道志田町南裏道線）
設 計 図

図 面 目 録

図面番号	図 面 名	縮 尺
1	位置図	1:10,000
2	系統図	1:2,500
3	平面図・縦断面図	図示
4	横断面図	1:100
5	土工標準図・舗装復旧図	図示
6	建込簡易土留構造図（参考図）	1:20
7	取付管布設標準図	1:30
		全 7 枚

位置図 縮尺 1:10,000

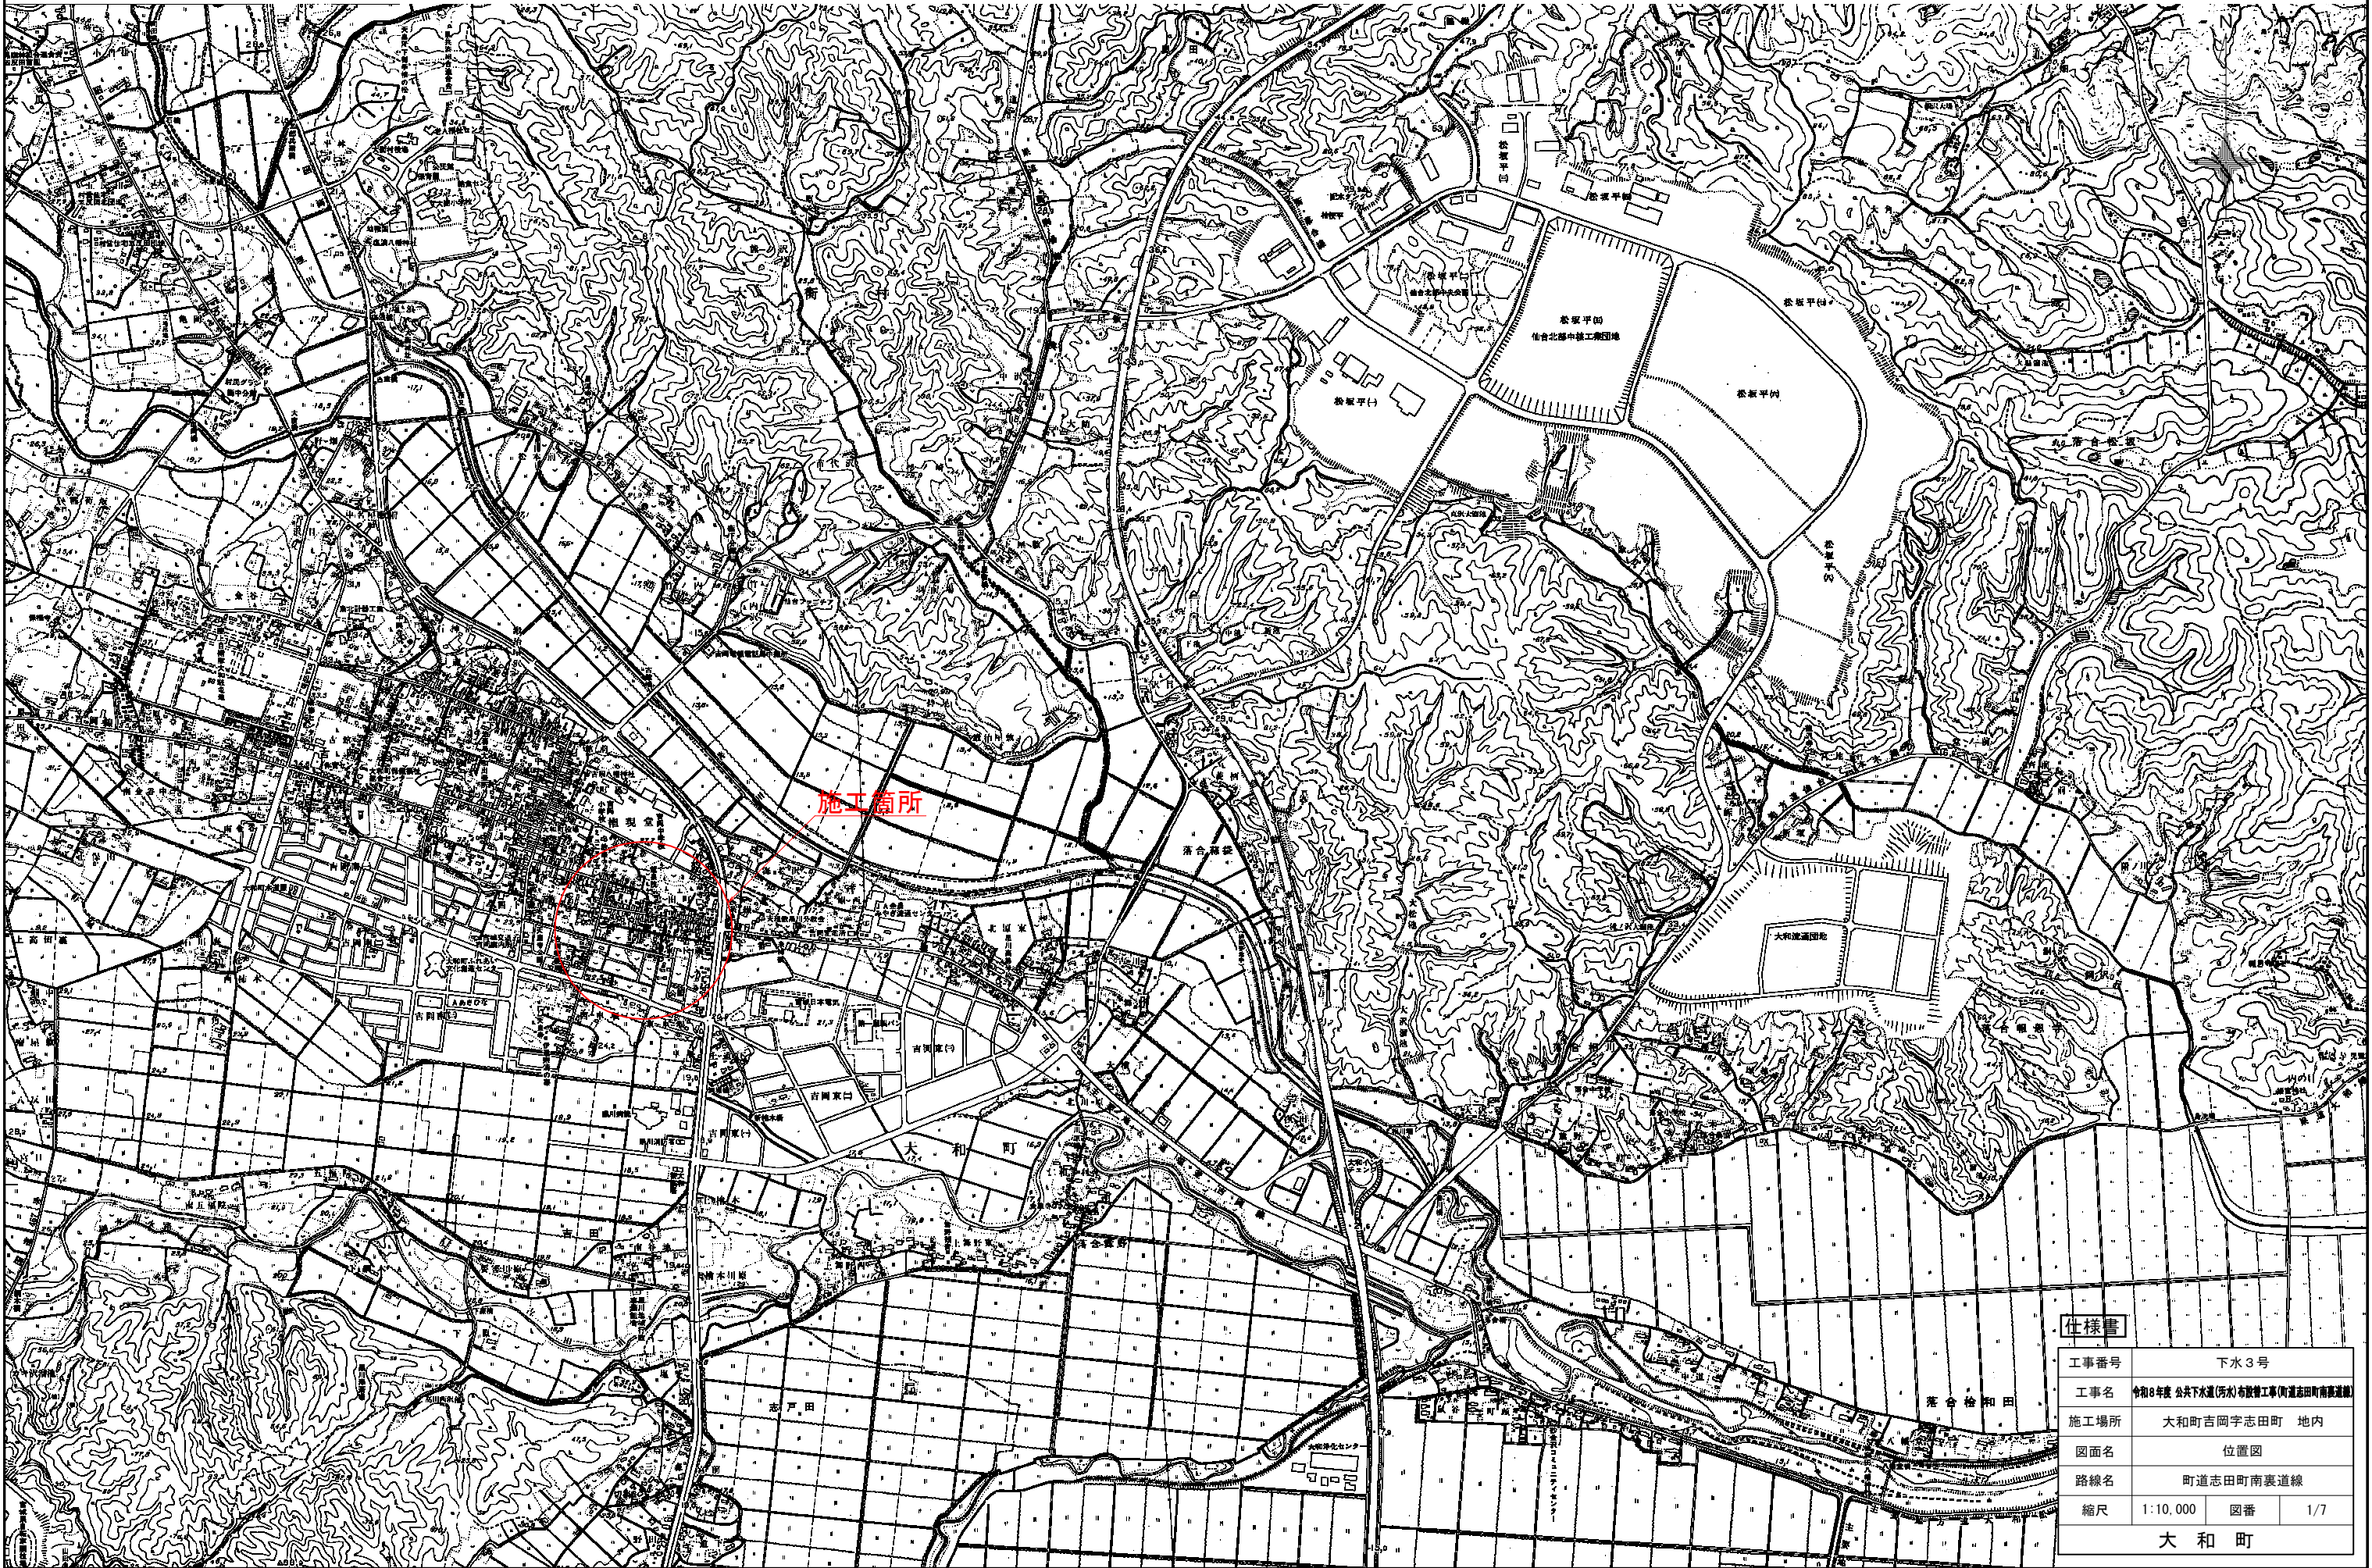

仕様書			
工事番号	下水3号		
工事名	令和8年度 公共下水道(汚水)布設管工事(国道志田町南裏道線)		
施工場所	大和町吉岡志田町 地内		
図面名	位置図		
路線名	町道志田町南裏道線		
縮尺	1:10,000	図番	1/7
大和町			