

3 次单価表

[illegible]

3 次单価表

[illegible]

3 次单価表

[illegible]

3 次单価表

[illegible]

3次単価表						単価使用年月	2025.08
						歩掛適用年月	2025.08
						労務調整係数	1.000-00000 0.0 0
単 146号	ベックダウ クレーン付1.7t(2次) 山積0.28m3 平積0.2m3		単位	日	単位数量	1	単価
名称・規格		条件	単位	数量	単価	金額	摘要
運転手(特殊)			人				
軽油			L	38			
ベックダウ(クレーン)〔標準・クレーン機能付き〕 山積0.28m3(平積0.2m3)1.7t吊			日				
踏確費(まるめ)			式	1			
合計							円/日
単価							

3次単価表						単価使用年月	2025.08
						歩掛適用年月	2025.08
						労務調整係数	1.000-00000 0.0 0
単 144号	振動ロー〔ベッド・リフト式〕 質量 0.5～0.6t		単位	日	単位数量	1	単価
名称・規格		条件	単位	数量	単価	金額	摘要
特殊作業員			人				
軽油			L	3			
振動ロー(舗装用)〔ベッド・リフト式〕 運転質量0.5～0.6t		機械条件:供用 持込	供用日				
合計							
単価							円/日

3次単価表						単価使用年月	2025.08
						歩掛適用年月	2025.08
						労務調整係数	1.000-00000 0.0 0
単 147号	トラップ〔クレーン装置付〕 ベーストラップ4～4.5t積 吊能力2.9t	0.岩石工の割増対象にしない、普通、 0時間、交替制を適用しない、0、しな い、しない、0時間	単位	時間	単位数量	1	単価
名称・規格		条件	単位	数量	単価	金額	摘要
運転手(特殊)			人				
軽油			L	5.3			
トラップ〔クレーン装置付〕 ベーストラップ4～4.5t積 吊能力2.9t			時間				
合計							円/時間
単価							

3次単価表						単価使用年月	2025.08
						歩掛適用年月	2025.08
						労務調整係数	1.000-00000 0.0 0
単 145号	振動コンベータ 質量 40～60kg		単位	日	単位数量	1	単価
名称・規格		条件	単位	数量	単価	金額	摘要
特殊作業員			人				
コンベータ			L	5			
振動コンベータ〔前進型〕 機械質量40～60kg		機械条件:供用 持込	供用日				
合計							
単価							円/日

3 次单価表

[illegible]

3 次单価表

3次単価表						単価使用年月 歩掛適用年月 労務調整係数		2025.08 2025.08 1.000-00000 0.0 0		
単 149号	構造物とリこわし		無筋構造物, 機械施工, 無し, 無し, 不要		単位	m3	単位数量	1	単価	
名称・規格			条件		単位	数量	単価	金額	摘要	
無筋構造物 昼間 機械施工, 制約無し 8休					m3	1				
合計										
単価									円/m3	

3 次单価表

3 次単価表						単価使用年月 2025.08		2025.08	
						歩掛適用年月 2025.08		2025.08	
						労務調整係数		1.000-00000 0.0 0	
単 150号	処分費 (m3)		単位	m3	単位数量	100	単価		
名称・規格		条件	単位	数量	単価	金額	摘要		
処分費									
			m3	100					
合計									
単価							円/㎡		

名 称	形 状 ・ 寸 法			単位	数量	単 価	金 額	備 考
DIP直管	GX形 S種	内面珪 矽粉体	φ 600×6.0m	本	17			
DIP直管	GX形 S種	内面珪 矽粉体	φ 600×6.0m	〃	4			切管用
切管用挿口リング	GX形		φ 600 リベ ット式	個	8			
ライフ	GX形		φ 600	〃	8			
DIP二受 T 字管	GX形	内面粉体	φ 600×400	〃	2			
DIP曲管	GX形	内面粉体	φ 600×22° 1/2	〃	3			
DIP曲管	GX形	内面粉体	φ 600×11° 1/4	〃	1			
DIP曲管	GX形	内面粉体	φ 600×5° 5/8	〃	1			
DIP両受曲管	GX形	内面粉体	φ 600×22° 1/2	〃	2			
DIP継輪	GX形	内面粉体	φ 600	〃	1			
DIP用管帽	K型	内面粉体 離脱防止付	φ 600	〃	1			
GX形異形管用接合材			φ 600	組	34			
インターラ グ 切換弁	DIP用NS挿口		φ 600 7.5k	基	1			
ボ リエレンスリーブ			φ 600	m	130.5			
ゴ ムパ ンド			φ 600	組	113			
管明示テープ			W=50	m	388.8			
管明示シート			W=150	〃	130.5			
DIP直管	GX形 S種	内面珪 矽粉体	φ 500×6.0m	本	27			
DIP直管	GX形 S種	内面珪 矽粉体	φ 500×6.0m	〃	4			切管用
切管用挿口リング	GX形		φ 500 リベ ット式	個	8			
ライフ	GX形		φ 500	〃	10			
DIP二受 T 字管	GX形	内面粉体	φ 500×400	〃	1			
DIP受挿片落管	GX形	内面粉体	φ 600×500	〃	1			
DIP曲管	GX形	内面粉体	φ 500×45°	〃	4			
DIP曲管	GX形	内面粉体	φ 500×22° 1/2	〃	3			
DIP曲管	GX形	内面粉体	φ 500×5° 5/8	〃	1			
DIP両受曲管	GX形	内面粉体	φ 500×22° 1/2	〃	3			
DIPフレンジ 付T字管	GX形	内面粉体	φ 500×75 7.5k	〃	1			
DIP継輪	GX形	内面粉体	φ 500	〃	1			
DIP短管1号	GX形	内面粉体	φ 500 7.5k	〃	1			
DIP管帽	k 型	内面粉体 離脱防止付	φ 500	〃	1			
GX形異形管用接合材	GX形		φ 500	組	50			
GX形異形管用接合材	GX形		φ 600	〃	1			
フレンジ 接合材		SUS304	φ 75 7.5 k GF×RF	組	3			
フレンジ 接合材		SUS304	φ 500 7.5k GF×RF	〃	2			
DIPフレンジ 短管		内面粉体	φ 75×500L 7.5k	個	2			
バ ックライ弁	弁体離脱型	ロング スタンド (1058)	φ 500 7.5k	基	1			
バ ックライ弁室	大和町型	レジ コンボ ックス		組	1			
不凍急排空気弁			φ 75 7.5k	基	1			
空気弁室	大和町型	レジ コンボ ックス		組	1			
不斷水割T字管	DIP用F型		φ 500×500 7.5k	基	1			
ストップバ ーバルブ	DIP用		φ 500 7.5k	〃	1			
ボ リエレンスリーブ			φ 500	m	186.8			
ゴ ムパ ンド			φ 500	組	160			
管明示テープ			W=50	〃	496.5			
管明示シート			W=150	〃	186.4			
DIP直管	GX形 S種	内面珪 矽粉体	φ 400×6.0m	本	37			
DIP直管	GX形 S種	内面珪 矽粉体	φ 400×6.0m	〃	7			溝切管用

切管用挿口リング	GX形		φ400 タビ ンネジ 式	個	12			
うけ	GX形		φ400	〃	21			
DIP二受T字管	GX形	内面粉体	φ400×300	〃	1			
DIP曲管	GX形	内面粉体	φ400×45°	〃	3			
DIP曲管	GX形	内面粉体	φ400×22° 1/2	〃	6			
DIP曲管	GX形	内面粉体	φ400×11° 1/4	〃	3			
DIP曲管	GX形	内面粉体	φ400×5° 5/8	〃	1			
DIP両受曲管	GX形	内面粉体	φ400×45°	〃	2			
DIP両受曲管	GX形	内面粉体	φ400×22° 1/2	〃	1			
DIPフレンジ 付T字管	GX形	内面粉体	φ400×75 7.5k	〃	1			
DIP継輪	GX形	内面粉体	φ400	〃	2			
DIP短管2号	GX形	内面粉体	φ400 7.5k	〃	2			
DIP管帽	K型	内面粉体 離脱防止付	φ400	〃	2			
GX形異形管用接合材			φ400	組	25			
フレンジ 接合材		SUS304	φ75 7.5k GF×RF	〃	3			
フレンジ 接合材		SUS304	φ400 7.5k GF×RF	〃	4			
DIPフレンジ 短管		内面粉体	φ75×300L 7.5k	個	1			
DIPフレンジ 短管		内面粉体	φ75×500L 7.5k	〃	1			
ハ タライ弁	NS型センターキャップ 式	ロング スタンド (800H)	φ400 7.5k	基	1			
ハ タライ弁	弁体離脱型	ロング スタンド (693H)	φ400 7.5k	〃	1			
ハ タライ弁	弁体離脱型	ロング スタンド (393H)	φ400 7.5k	〃	1			
ハ タライ弁室	大和町型	レジ コンボ ックス		組	3			
不凍急速空気弁			φ75 7.5k	基	1			
空気弁室	大和町型	レジ コンボ ックス		組	1			
不断水割T字管	DIP用F型		φ400×400 7.5k	基	2			
ストップ バルブ	DIP用		φ400 7.5k	〃	2			
ボ リエチレンスリーブ			φ400	m	267.2			
ゴムパ ント			φ400	組	226			
管明示テープ			W=50	m	627.9			
管明示シート			W=150	〃	266.6			
DIP直管	GX形 S種	内面エポキシ粉体	φ250×5.0m	本	6			
DIP直管	GX形 S種	内面エポキシ粉体	φ250×5.0m	〃	4			切管用
うけ	GX形		φ250	個	11			
DIP挿受片落管	GX形	内面粉体	φ400×300	〃	1			
DIP挿受片落管	GX形	内面粉体	φ300×250	〃	1			
DIP曲管	GX形	内面粉体	φ250×45°	〃	7			
DIP曲管	GX形	内面粉体	φ250×22° 1/2	〃	3			
DIP曲管	GX形	内面粉体	φ250×5° 5/8	〃	1			
DIP両受曲管	GX形	内面粉体	φ250×45°	〃	2			
DIP両受曲管	GX形	内面粉体	φ250×22° 1/2	〃	1			
DIP継輪	GX形	内面粉体	φ250	〃	2			
GX形異形管用接合材	GX形		φ250	組	11			
GX形異形管用接合材	GX形		φ300	〃	1			
GX形異形管用接合材	GX形		φ400	〃	1			
G-Link			φ250	〃	12			
GX形ソフトシル仕切弁	受挿型		φ250 7.5k	基	1			
仕切弁筐	大和町型		φ250 DP=0.8m	個	1			
仕切弁用補助スピン ドル		SUS304	φ32 L=0.9m	〃	1			
硬質塩化ビニル管	VU		φ250×4.0m	本	1			
ボ リエチレンスリーブ			φ250	m	55.8			

ゴムバンド			φ250	組	50			
管明示テープ			W=50	m	57.3			
管明示シート			W=150	〃	54.9			
DIP直管	GX形 S種	内面球形粉体	φ100×4.0m	本	2			切管用
ライフ	GX形		φ100	個	1			
DIP二受T字管	GX形	内面粉体	φ100×75	〃	1			
DIP二受T字管	GX形	内面粉体	φ100×100	〃	1			
DIP挿受片落管	GX形	内面粉体	φ400×200	〃	1			
DIP挿受片落管	GX形	内面粉体	φ200×150	〃	1			
DIP挿受片落管	GX形	内面粉体	φ150×100	〃	1			
DIP曲管	GX形	内面粉体	φ100×22° 1/2	〃	1			
DIP両受曲管	GX形	内面粉体	φ100×22° 1/2	〃	1			
DIP短管2号	GX形	内面粉体	φ100 7.5k	〃	1			
GX形異形管用接合材			φ100	〃	4			
GX形異形管用接合材			φ150	〃	1			
GX形異形管用接合材			φ200	〃	1			
GX形異形管用接合材			φ400	〃	1			
G-Link			φ100	〃	4			
フランジ 接合材		SUS304	φ100 7.5k GF×RF	〃	1			
GX形ソトシール仕切弁	受挿型		φ100 7.5k	基	1			
仕切弁筐	大和町型		φ100 DP=0.8m	組	1			
仕切弁用補助スバンドル		SUS304	φ32 L=0.8m	個	1			
硬質塩化ビニル管	VU		φ250×4.0m	本	1			
不断水割T字管	DIP用弁付		φ100×100 7.5k	個	1			
ボリエチレンスリーブ			φ100	m	9.9			
ゴムバンド			φ100	組	13			
管明示テープ			W=50	m	4			
管明示シート			W=150	〃	9.8			
DIP直管	GX形 S種	内面球形粉体	φ75×4.0m	本	2			
DIP直管	GX形 S種	内面球形粉体	φ75×4.0m	〃	3			切管用
ライフ	GX形		φ75	個	4			
DIP受挿片落管	GX形	内面粉体	φ100×75	〃	1			
DIP曲管	GX形	内面粉体	φ75×22° 1/2	〃	2			
DIP曲管	GX形	内面粉体	φ75×11° 1/4	〃	1			
DIP両受曲管	GX形	内面粉体	φ75×22° 1/2	〃	2			
GX形異形管用接合材			φ75	組	5			
GX形異形管用接合材			φ100	〃	1			
G-Link			φ75	〃	5			
GX形ソトシール仕切弁	受挿し		φ75 10k	基	2			
仕切弁筐	大和町型		φ75 DP=0.8m	組	2			
仕切弁用補助スバンドル		SUS304	φ32 L=0.5m	個	2			
硬質塩化ビニル管	VU		φ250×4.0m	本	1			
VCジョイント		内面粉体 離脱防止内蔵	φ75	個	1			
ボリエチレンスリーブ			φ75	m	19.7			
ゴムバンド			φ75	組	20			
管明示テープ			W=50	m	6.4			
管明示シート			W=150	〃	19.5			
DIP直管	GX形 S種	内面球形粉体	φ300×6.0m	本	1			


ライ付	GX形		φ 300	個	1			
DIP二受T字管	GX形	内面粉体	φ 300×200	〃	1			
DIP挿受片落管	GX形	内面粉体	φ 400×300	〃	1			
DIP曲管	GX形	内面粉体	φ 300×90°	〃	2			
GX形異形管用接合材			φ 300	組	4			
GX形異形管用接合材			φ 400	〃	1			
G-Link			φ 300	〃	4			
GX形ソットシル仕切弁	受挿型		φ 300 7.5k	基	1			
GX形ソットシル仕切弁	両受型		φ 300 7.5k	〃	1			
仕切弁篋	大和町型		φ 300 DP=0.8m	組	2			
仕切弁用補助スベントル		SUS304	φ 32 L=0.5m	個	2			
硬質塩化ビニル管	VU		φ 250×4.0m	本	1			
ポリエチレンスリーブ			φ 300	m	7.8			
ゴムバンド			φ 300	組	11			
管明示テープ			W=50	m	7.5			
管明示シート			W=150	〃	7.8			
排泥								
DIP直管	GX形 S種	内面球形粉体	φ 200×5.0m	本	2			
ライ付	GX形		φ 200	個	1			
DIP曲管	GX形	内面粉体	φ 200×45°	〃	4			
DIP両受曲管	GX形	内面粉体	φ 200×45°	〃	1			
GX形異形管用接合材			φ 200	組	4			
G-Link			φ 200	〃	4			
GX形ソットシル仕切弁	受挿型		φ 200 10 k	基	1			
仕切弁篋	大和町型		φ 200 DP=0.8m	組	1			
ポリエチレンスリーブ			φ 200	m	12.2			
ゴムバンド			φ 200	組	15			
管明示シート			W=150	m	11.8			
DIP直管	GX形 S種	内面球形粉体	φ 75×4.0m	本	3			
ライ付	GX形		φ 75	個	3			
DIP曲管	GX形	内面粉体	φ 75×90°	〃	2			
DIP両受曲管	GX形	内面粉体	φ 75×45°	〃	2			
GX形異形管用接合材			φ 75	組	2			
G-Link			φ 75	〃	4			
ポリエチレンスリーブ			φ 75	m	10.4			
ゴムバンド			φ 75	組	13			
管明示シート			W=150	m	10.1			
流量計室								
底板			1800×1800×1200H	個	1			
管取付壁			1800×1800×1500H	〃	1			
頂版			1800×1800×300H	〃	1			
調整リング			φ 600×100H	〃	1			
調整金具			t=45	組	1			
鉄蓋・鉄枠	T-25	転落防止梯子付	φ 600	〃	1			
合 計								

諸経費対象額
諸経費非対称

~~S=1:500~~



縦断図(1) $V=1:100$
 $H=1:500$
 (φ600, φ500)

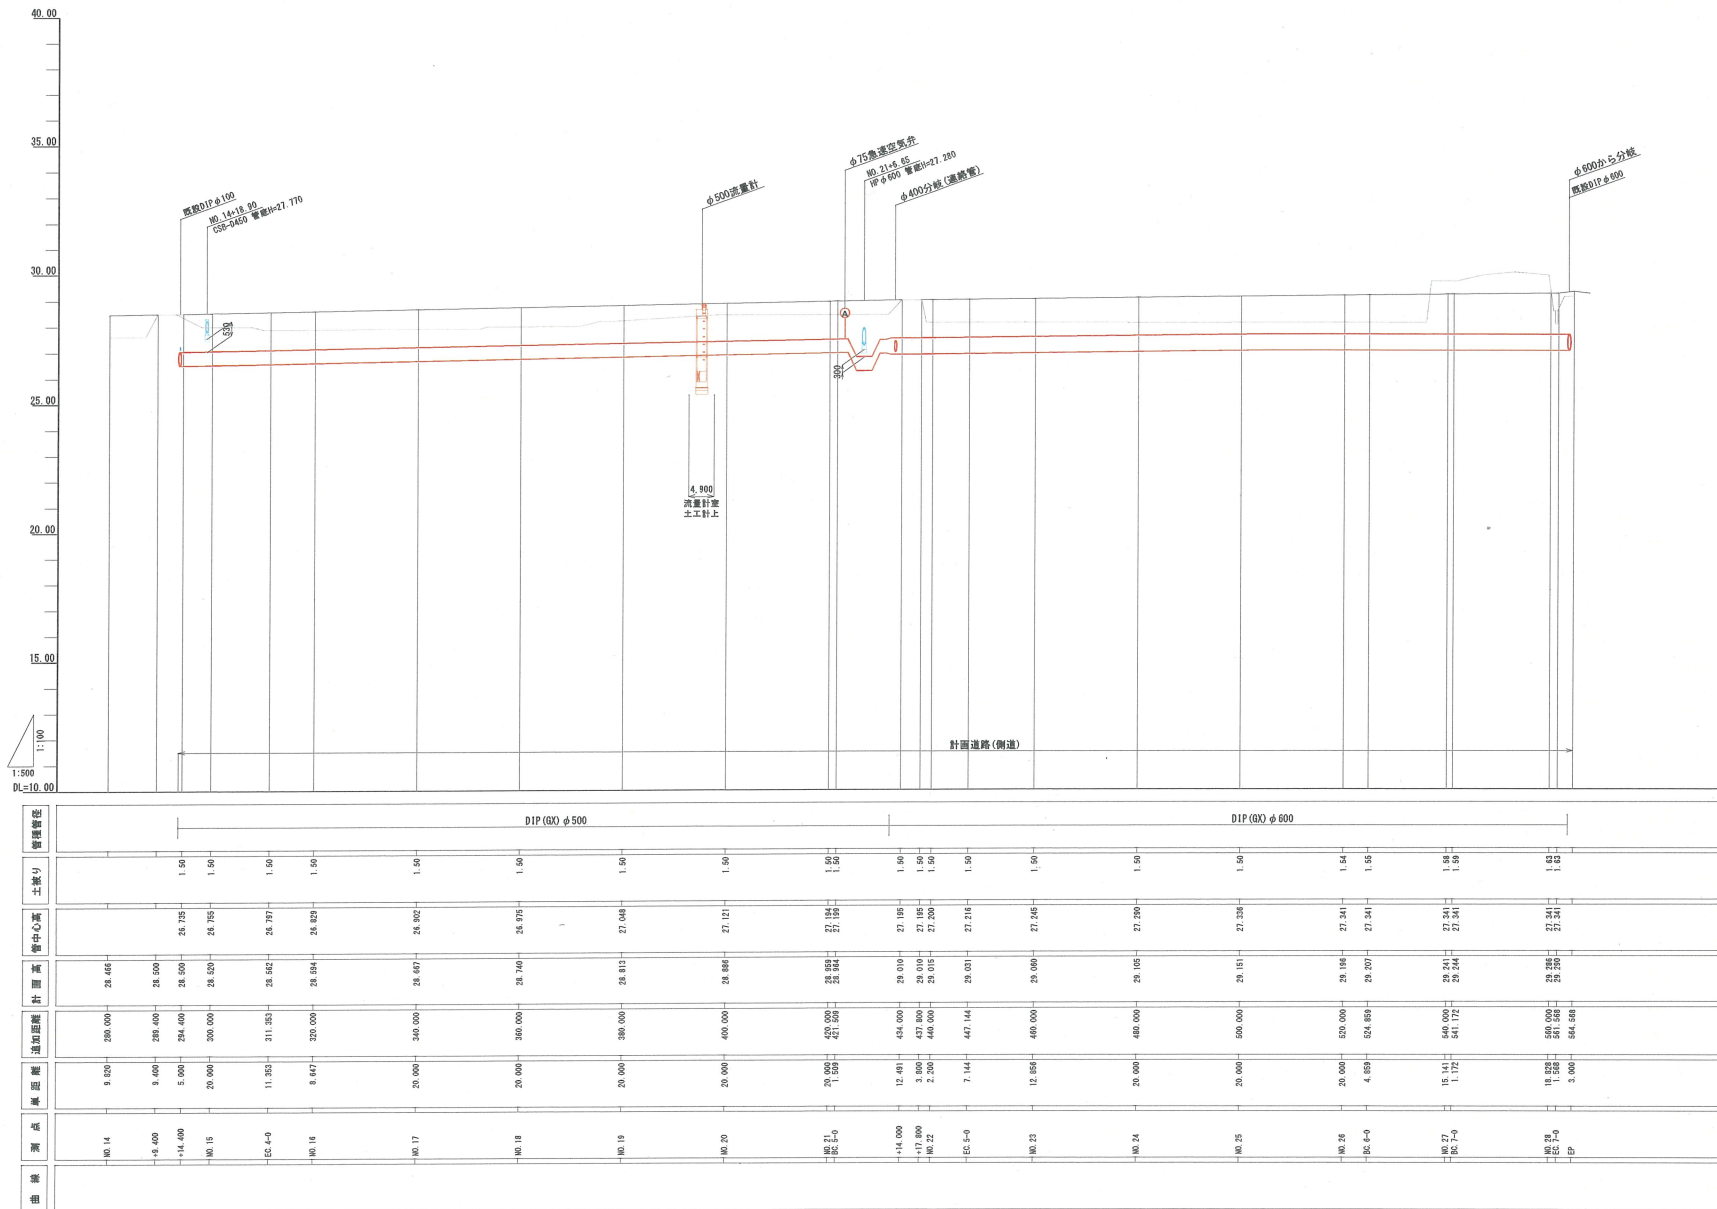

工事名	令和6年度 送配水管詳細設計業務
-----	---------------------

名称	
----	--

縮尺	V=1:100 H=1:500	單位	m	圖面番 2
事業主	大和町 上下水道課			

V=1:100
H=1:500

DIP (GX) ϕ 400




工事名	令和 6 年度 送配水管詳細設計業務			
図面名称	縦断図 (2) (φ 400)			
縮尺	V=1:100 H=1:500	単位	m	図面番号 3
事業主	大和町 上下水道課			

図面	縦断面図(2) (φ400)
----	----------------

名称	减压器(Z)(Φ400)			
	M-1-100			

縮尺	V=1:100 H=1:500	単位	m	図面番号	3
事業主	大和町 上下水道課				




横断図(1) S=1:100

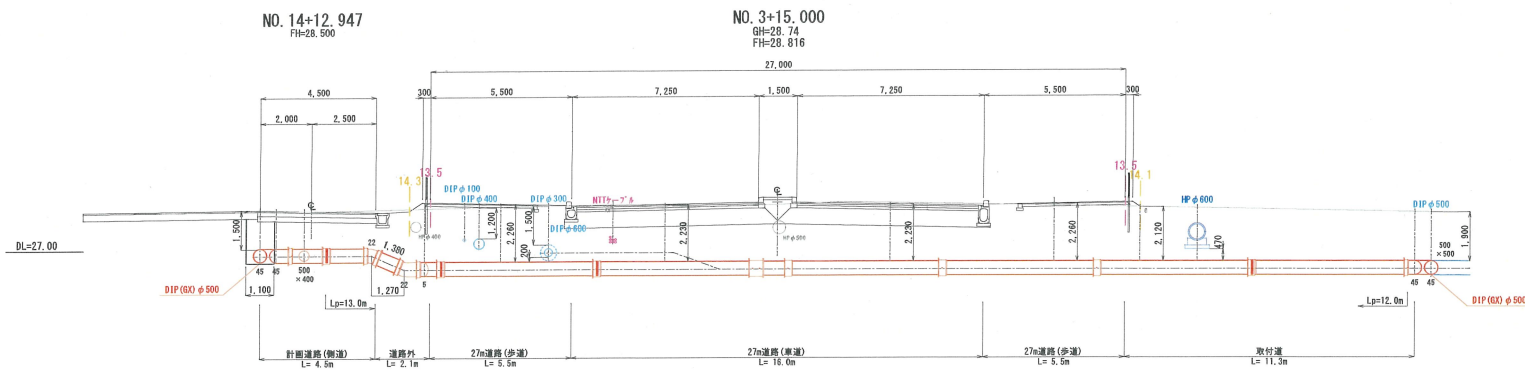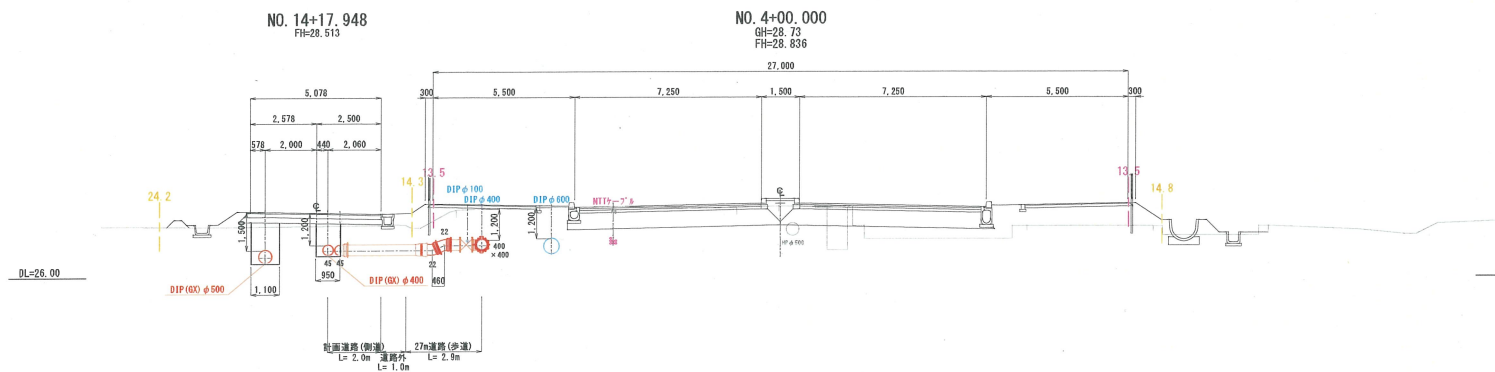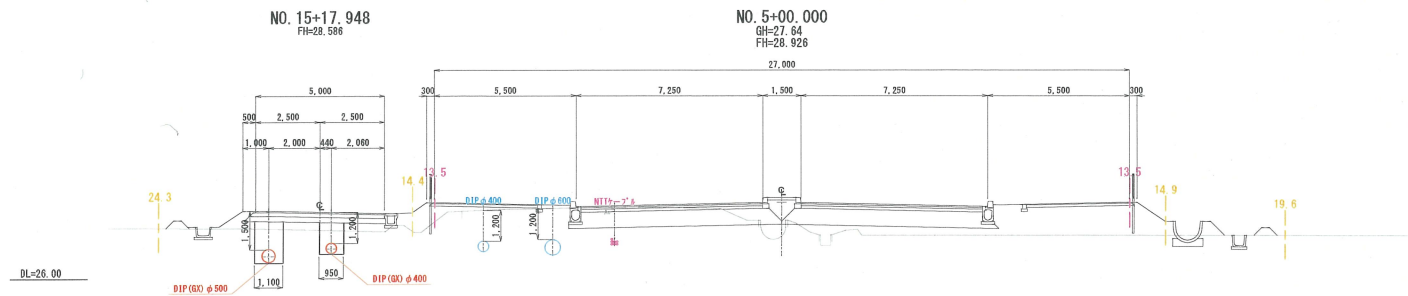

工事番号

工事名	令和6年度 送配水管詳細設計業務			
図面名称	横断図(1)			
縮尺	1:100	単位	m	図面番号
事業主	大和町 上下水道課			4




横断図(2) S=1:100

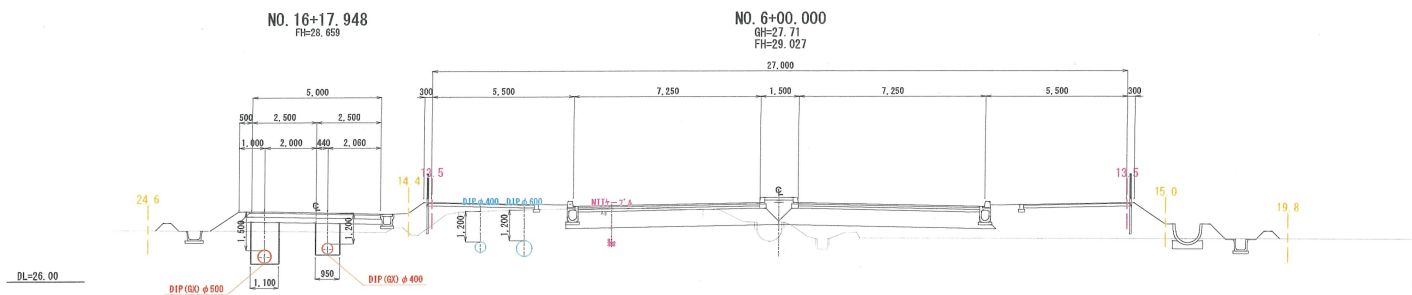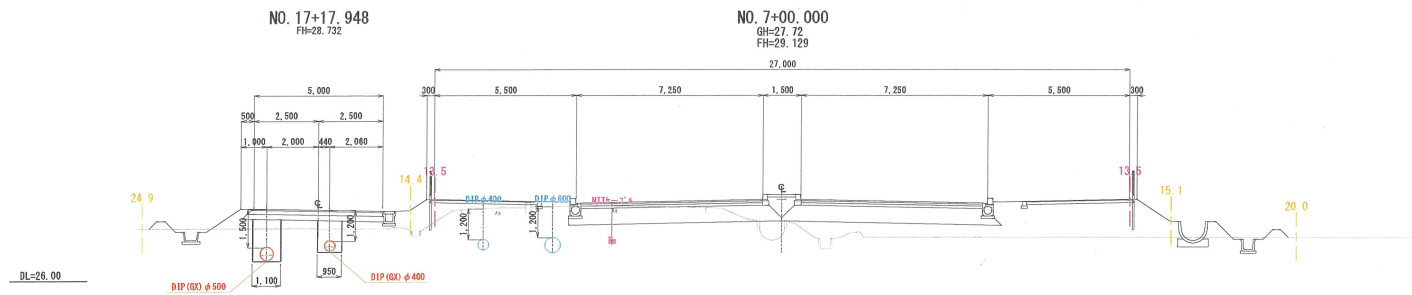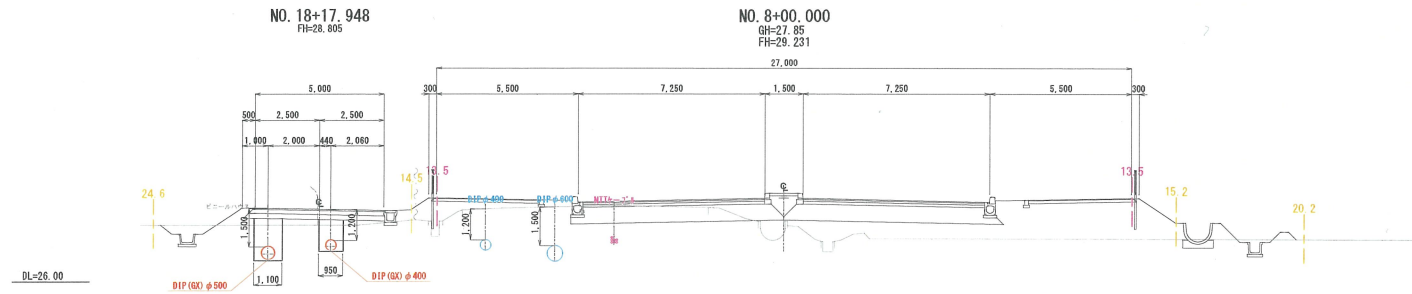

工事番号




工事名	令和6年度 送配水管詳細設計業務			
図面名称	横断図(2)			
縮尺	1:100	単位	m	図面番号
事業主	大和町 上下水道課			5

横断図(3) S=1:100

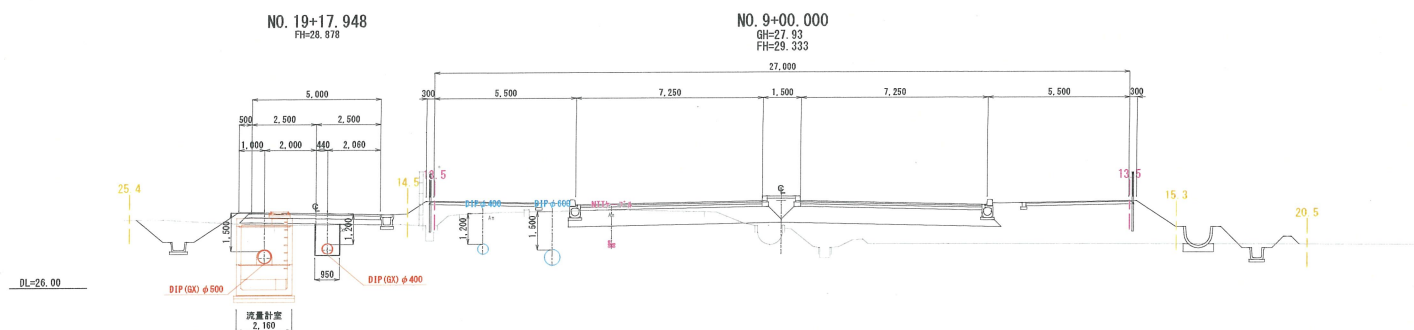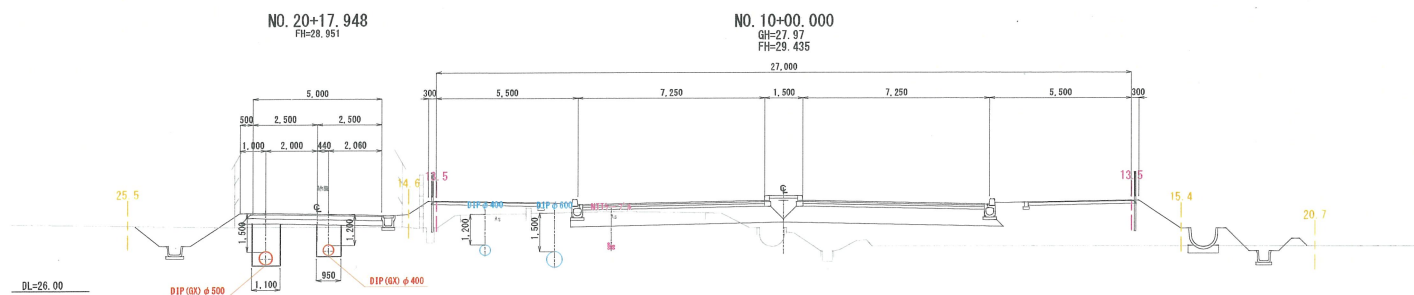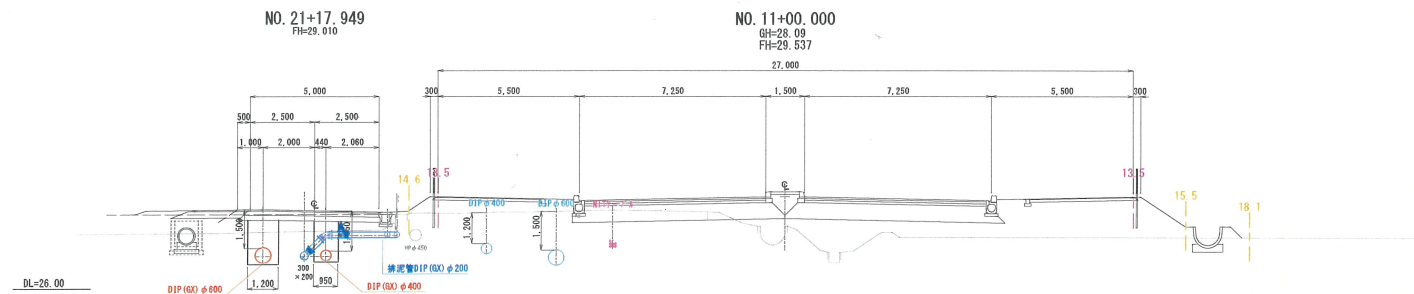

工事番号				
工事名	令和6年度 送配水管詳細設計業務			
図面名称	横断面図(3)			
縮尺	1:100	単位	m	図面番号 6
事業主	大和町 上下水道課			

横断図(4) S=1:100

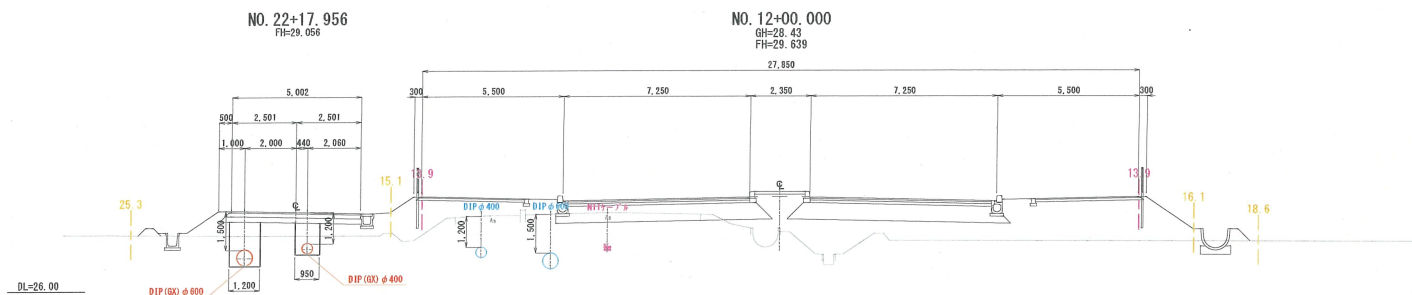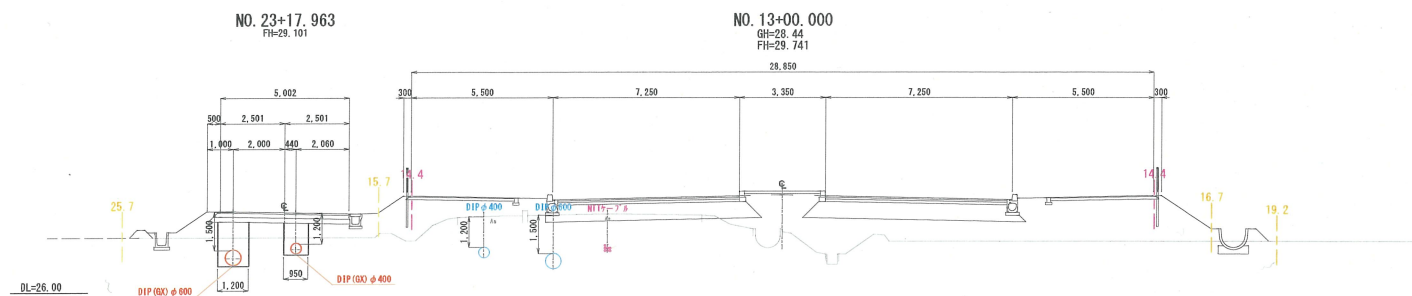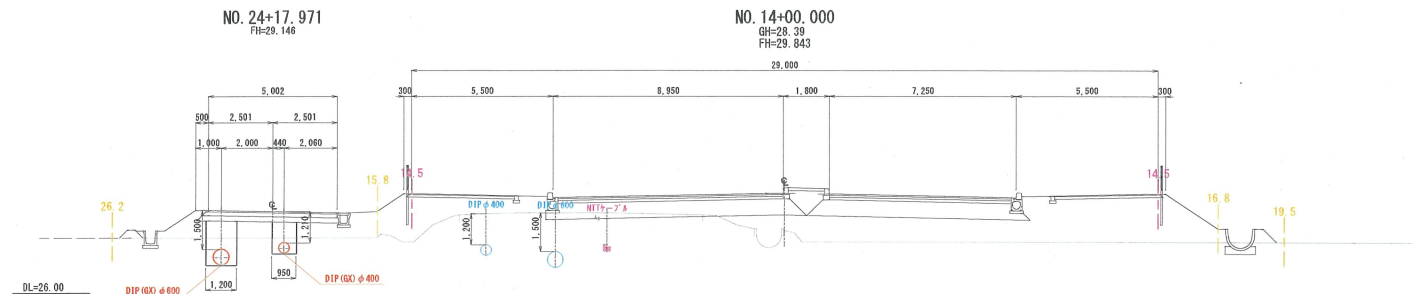

工事番号

工事名	令和6年度 送配水管詳細設計業務			
図面名称	横断図(4)			
縮尺	1:100	単位	m	図面番号
事業主	大和町 上下水道課			7

横断図(5) S=1:100

NO. 17+00.000
GH=28.44
FH=30.049

DL=27.00

NO. 27+01.317
FH=29.244

NO. 16+00.000
GH=29.08
FH=30.043


NO. 25+17.978
FH=29.191

NO. 15+00.000
GH=28.55
FH=29.945

工事番号

工事名	令和6年度 送配水管詳細設計業務		
図面名称	横断図(5)		
縮尺	1:100	単位	m
事業主	大和町 上下水道課	図面番号	8

管 割 図(1) S=FREE


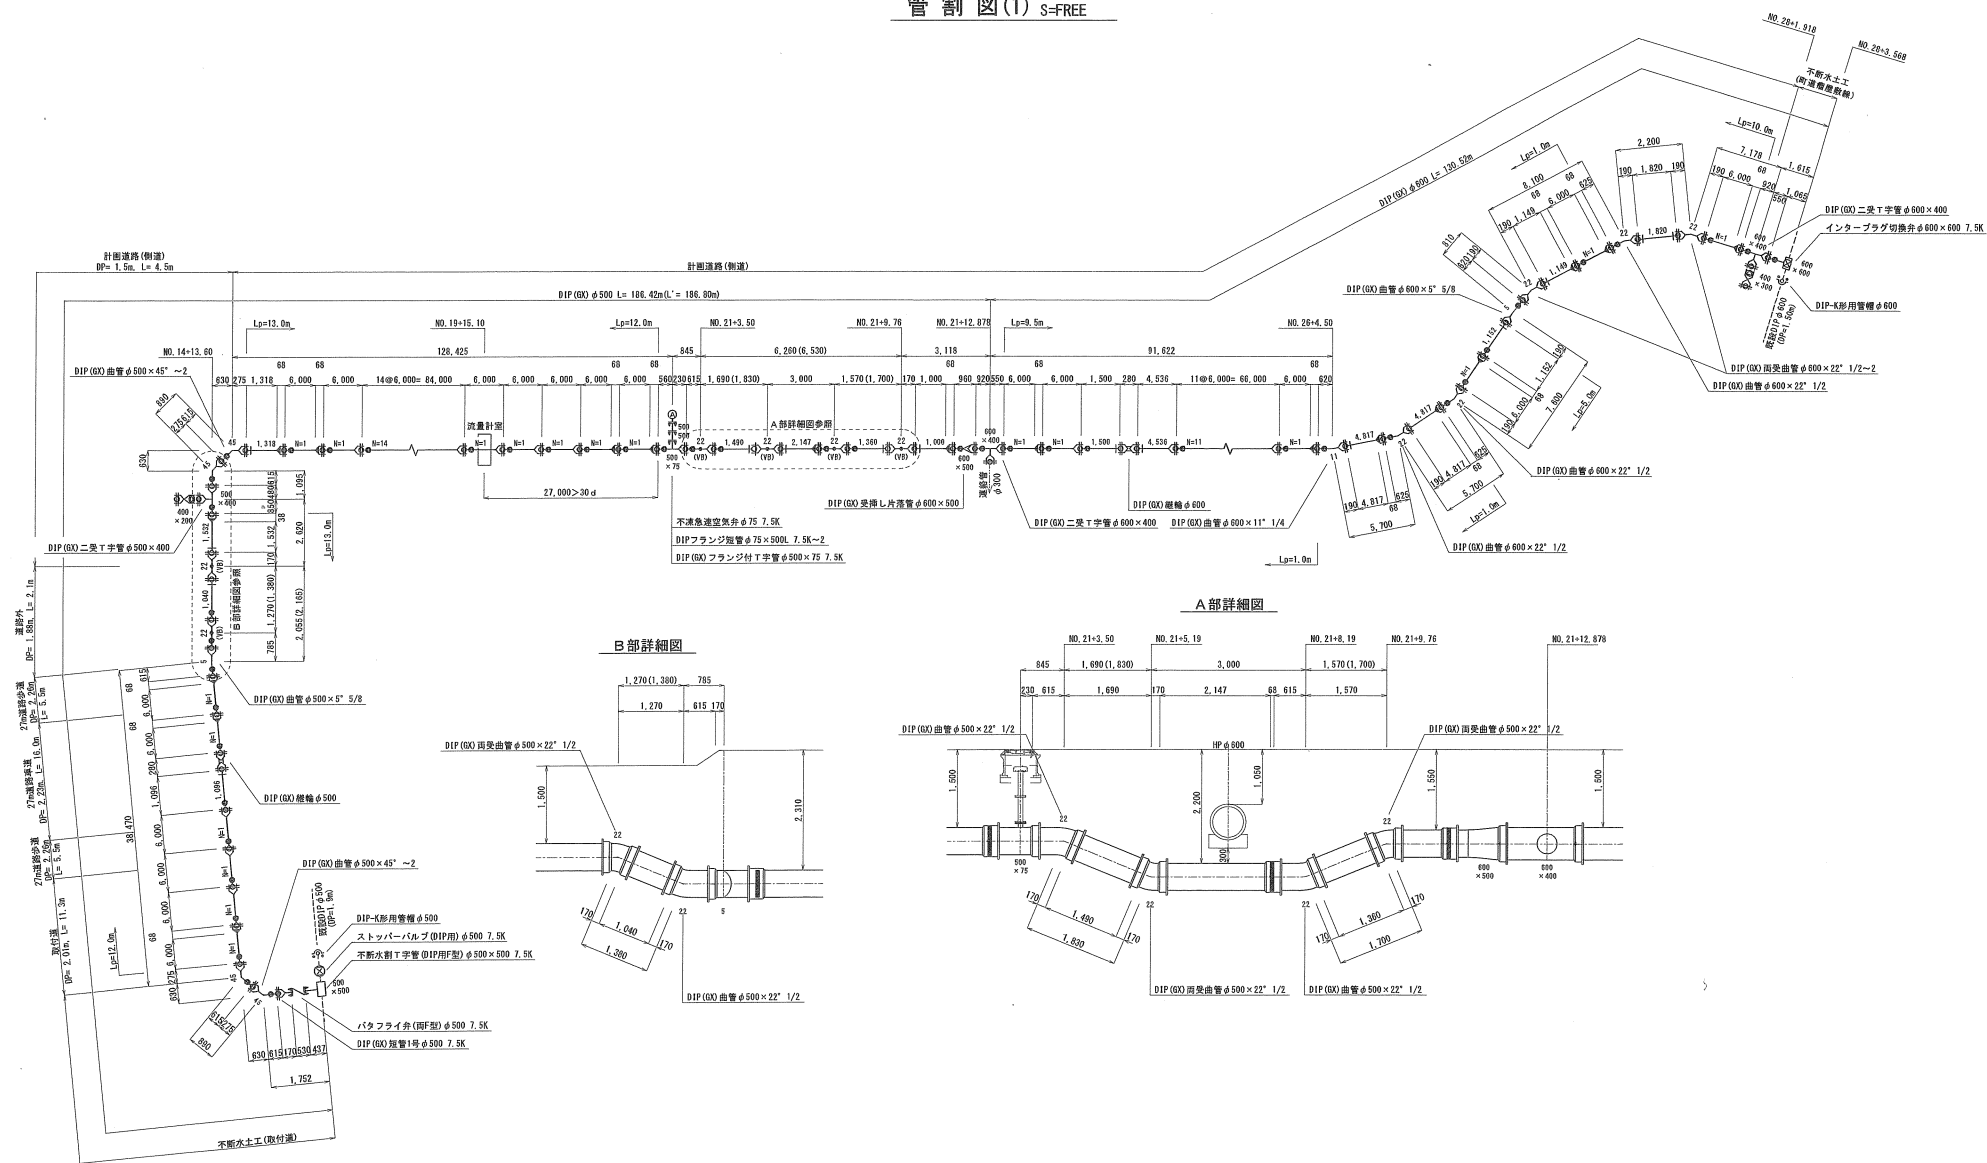


工事番号



工事名	令和 6 年度 送配水管詳細設計業務			
図面名称	管割図(1)			
縮尺	FREE	単位	mm	図面番号 9
事業主	大和町 上下水道課			

管 割 図 (2) S=FREE


排泥管DIP (GX) ϕ 200詳細図

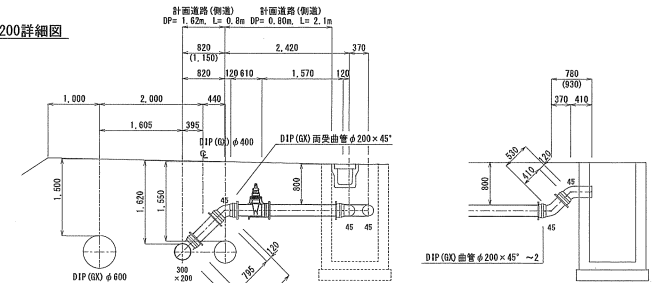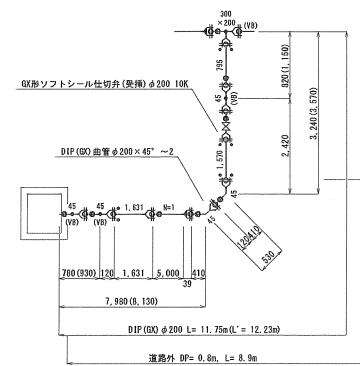


連絡管詳細図

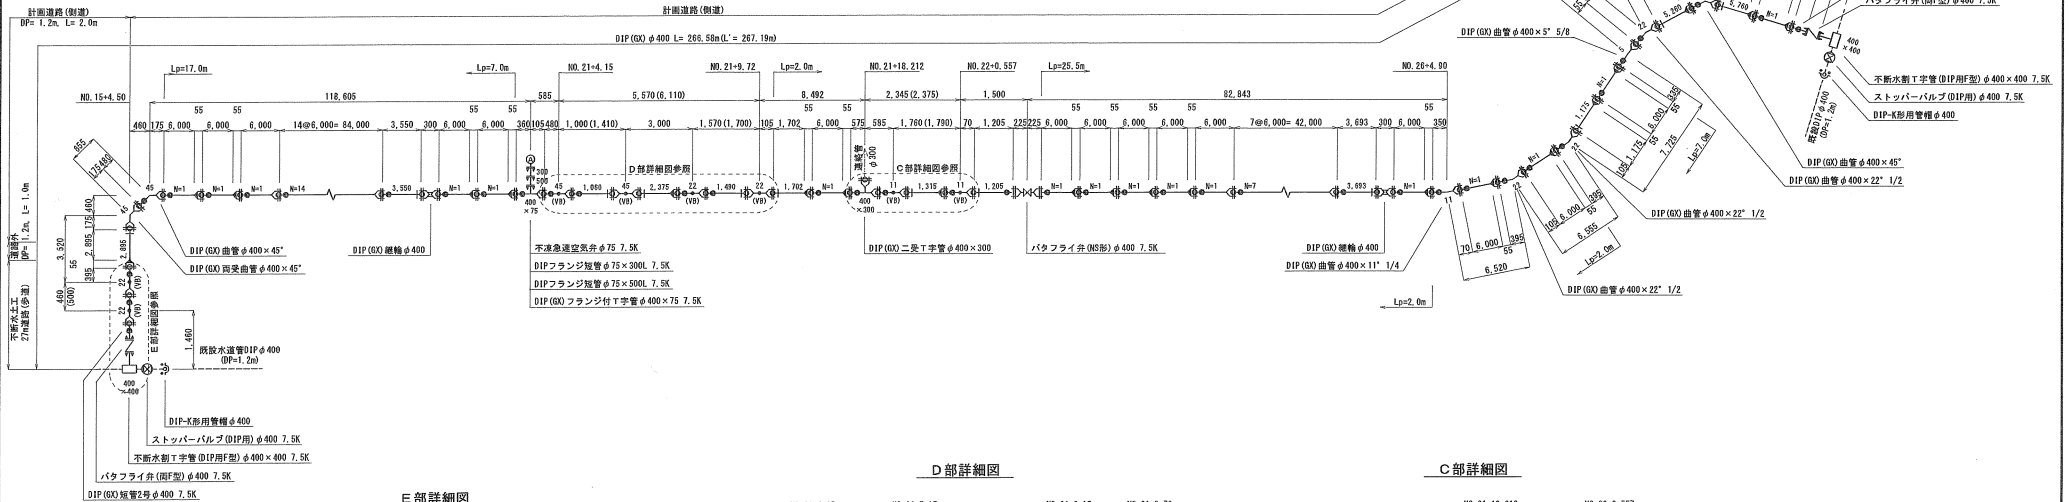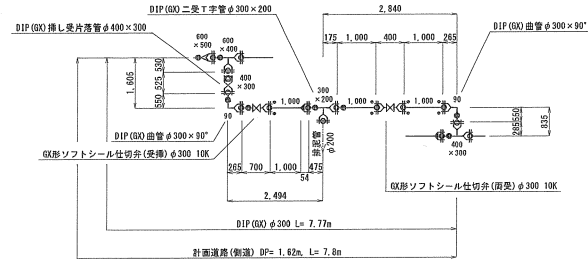


E 部詳細図

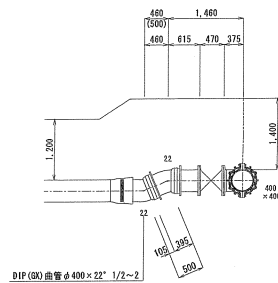

D 部詳細図

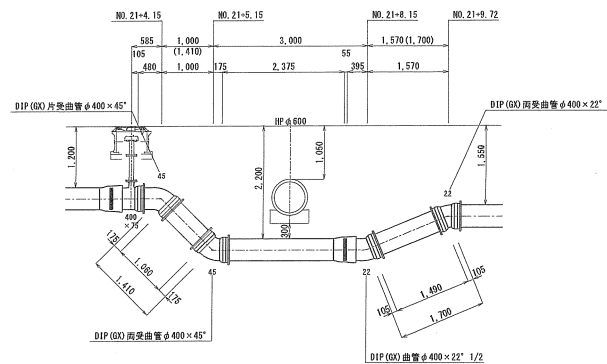


C 部詳細図

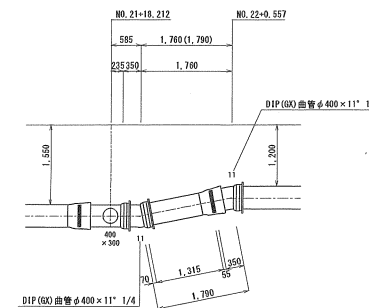


工事番号

工事名	令和6年度 送配水管詳細設計業務			
図面名称	管割図(2)			
縮尺	FREE	単位	mm	図面番号 10
事業主	大和町 上下水道課			


管 割 図 (3) S=FREE

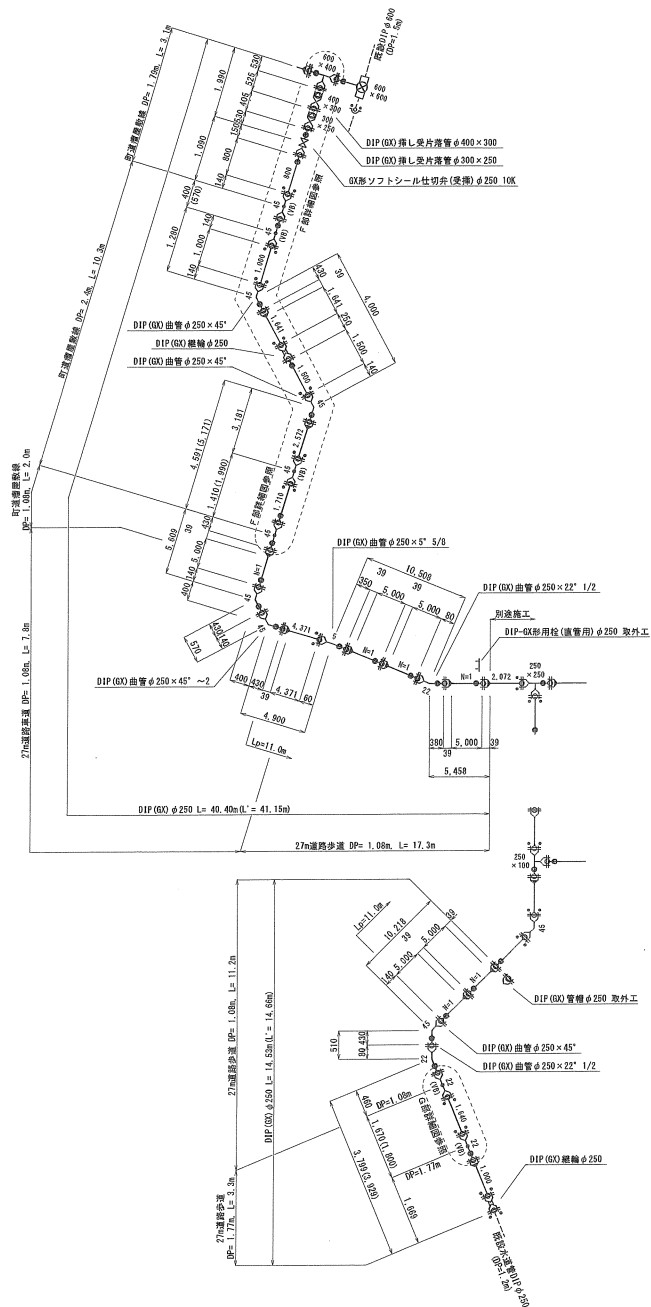

F 部詳細図

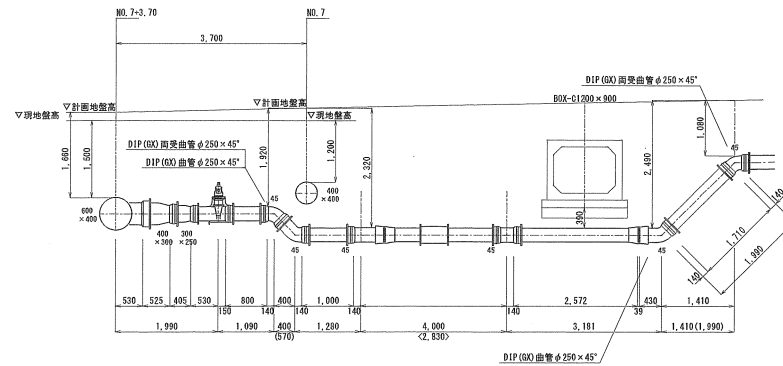




G 部詳細図

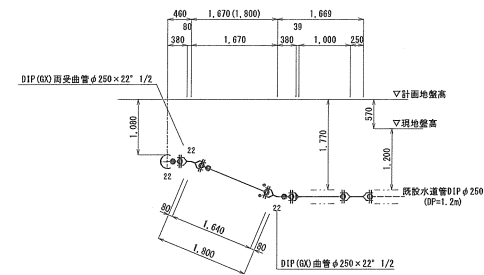

工事番号

工事名	令和6年度 送配水管詳細設計業務			
図面名称	管割図(3)			
縮尺	FREE	単位	mm	図面番号 11
事業主	大和町 上下水道課			


管割図(4) S=FREE

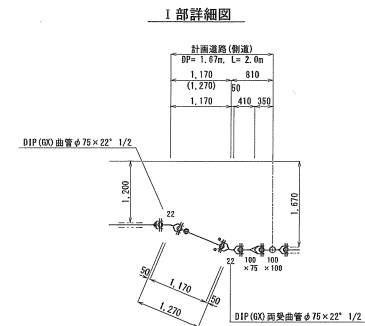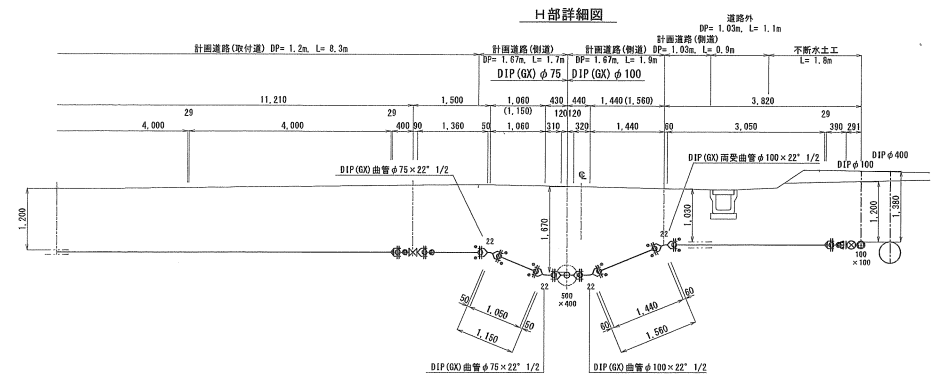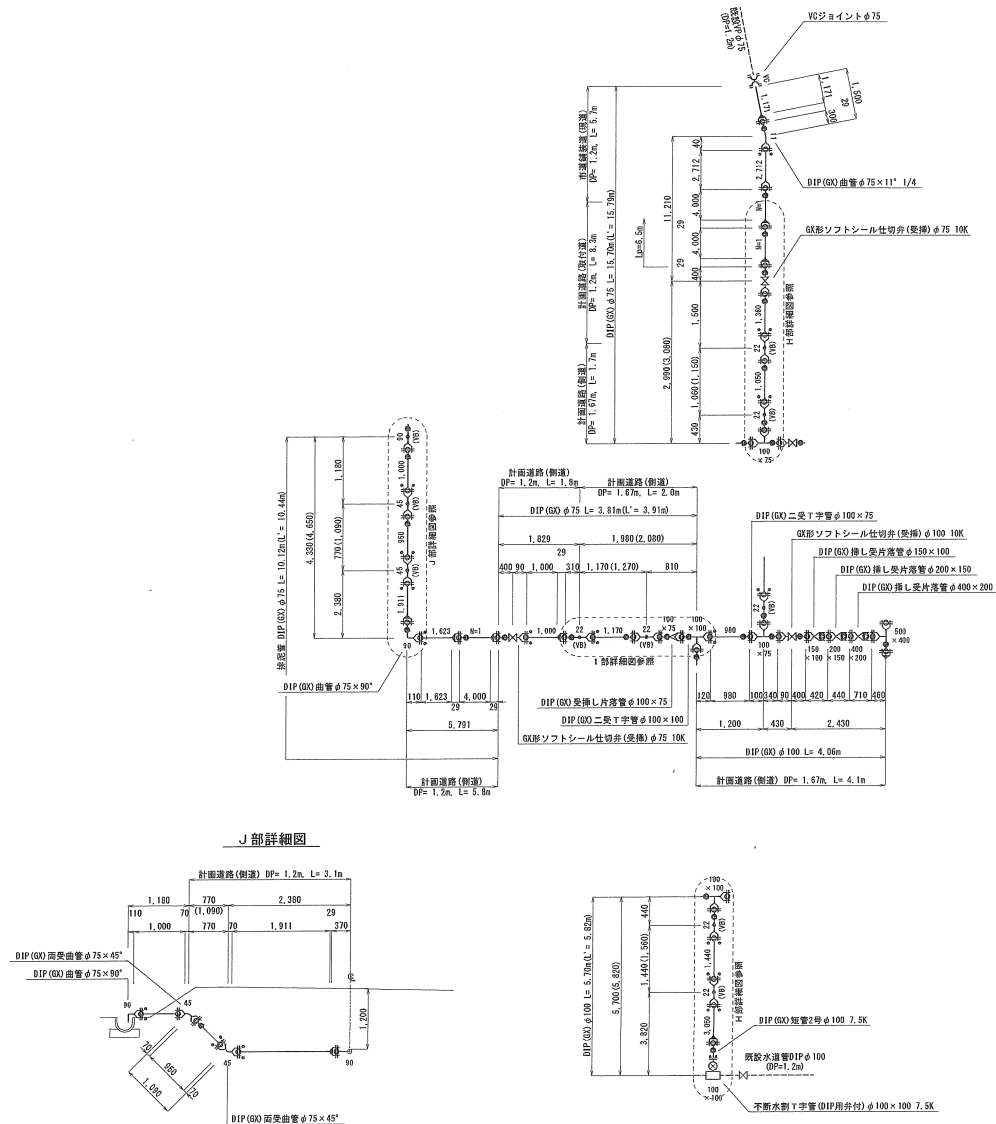

工事番号				
工事名	令和6年度 送配水管詳細設計業務			
図面名称	管割図(4)			
縮尺	FREE	単位	mm	図面番号 12
事業主	大和町 上下水道課			


土工標準断面図(1) S=1:20

27m道路(車道)

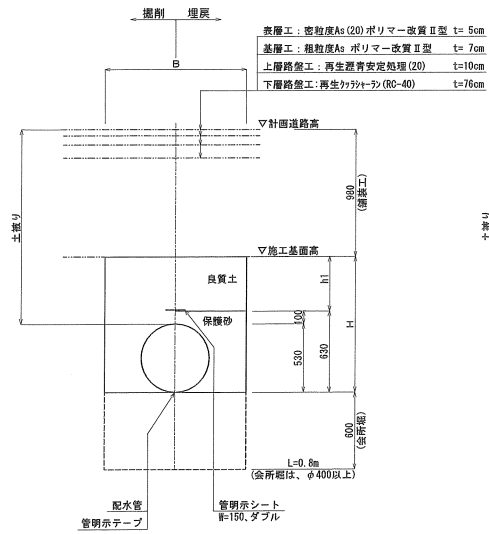


管 種	口 径	B (mm)	土 槽 寸 (mm)	D (mm)	E (mm)	h1 (mm)	H (mm)
D1P (GX)	φ250	650	1060	270	370	—	370
D1P (GX)	φ500	1100	2230	530	630	1150	1780

27m道路(歩道)

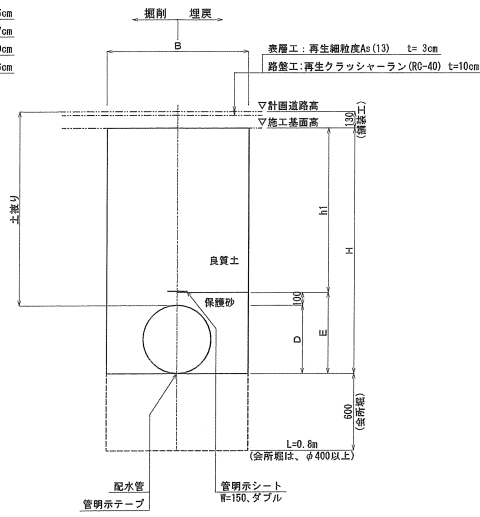


管 種	口 徑	B (mm)	土 振 Y (mm)	D (mm)	E (mm)	h1 (mm)	H (mm)
DIP (GX)	φ250	650	1080	270	370	850	1220
DIP (GX)	φ250	950	1770	270	370	1540	1910
DIP (GX)	φ400	950	1200	430	530	970	1500
DIP (GX)	φ500	1100	2260	530	630	2030	2680

計画道路(側道)

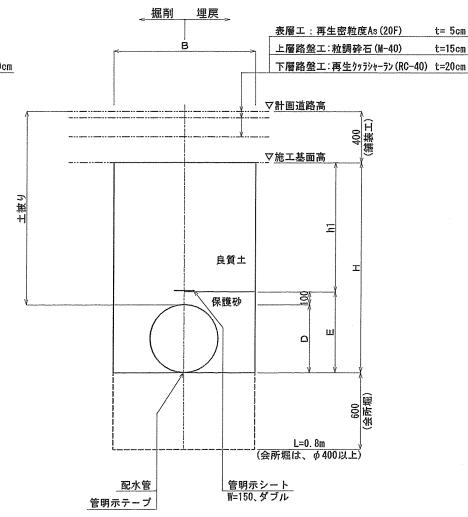

寸 法 表							
管 種	口 径	B (mm)	土 壁 厚 (mm)	D (mm)	E (mm)	h1 (mm)	H (mm)
D1P (BX)	φ75	600	1200	90	190	700	890
D1P (BX)	φ100	600	1030	120	220	530	750
D1P (BX)	φ200	600	800	220	320	300	620
D1P (BX)	φ300	700	1620	320	420	1120	1540
D1P (BX)	φ400	950	1200	430	530	700	1230
D1P (BX)	φ500	1100	1500	530	630	1000	1630
D1P (BX)	φ600	1200	1500	630	730	1000	1730

町道瘤屋敷線

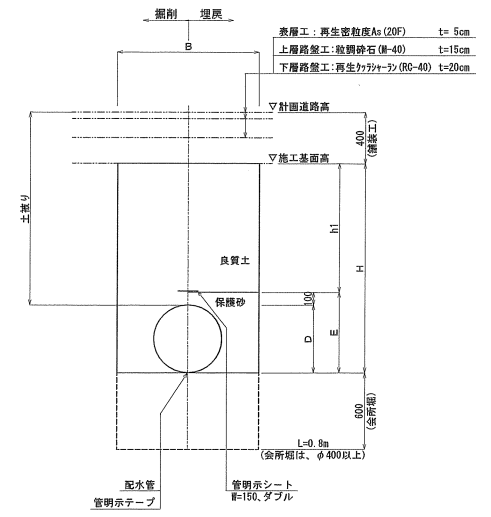


管 種	口 径	B (mm)	土 槽 广 (mm)	D (mm)	E (mm)	h1 (mm)	H (mm)
BIP (GX)	φ250	650	1080	270	370	580	950
BIP (GX)	φ250	950	1790	270	370	1280	1660
BIP (GX)	φ600	1200	1500	630	730	1000	1730

工事番号

工事名	令和6年度 送配水管詳細設計業務			
図面名称	土工標準断面図(1)			
縮尺	1:20	単位	mm	図面番号 13
事業主	大和町 上下水道課			


土工標準断面図(2) $S=1:20$

計画道路(取付道)

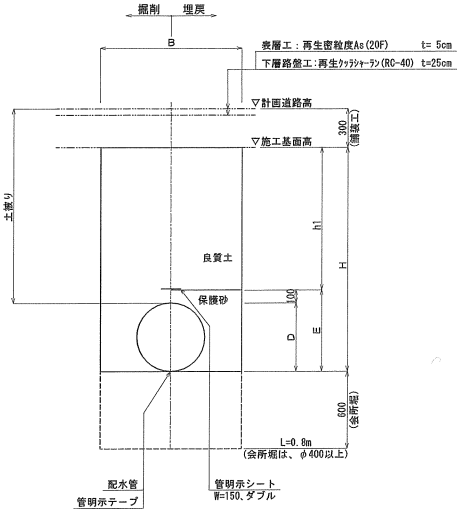


管 種	口 徑	B (mm)	土 嵌 ¹⁾ (mm)	D (mm)	E (mm)	h1 (mm)	H (mm)
DIP (GX)	φ 75	600	1200	90	190	800	990
DIP (GX)	φ 500	1100	1900	530	630	1500	2130

道路外


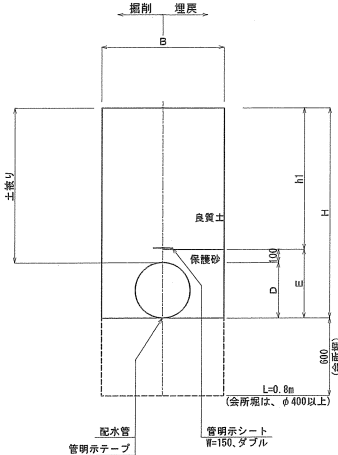


管 種	口 徑	B (mm)	土 換り (mm)	D (mm)	E (mm)	h1 (mm)	H (mm)
DIP (GX)	φ100	600	1030	120	220	930	1150
DIP (GX)	φ200	600	800	220	320	700	1020
DIP (GX)	φ400	1000	1200	430	530	1100	1630
DIP (GX)	φ500	1100	1880	530	630	1780	2410

市道車道(現道)

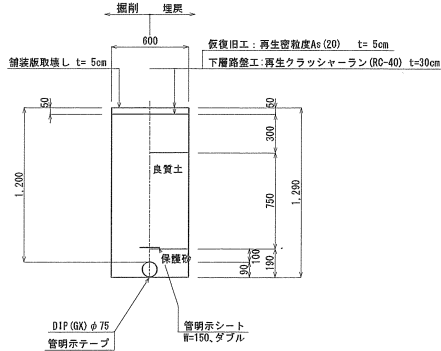


不断水土工
φ100×φ100

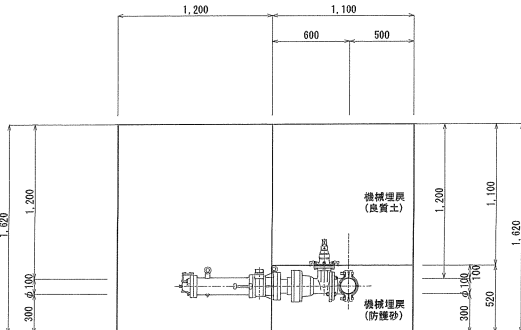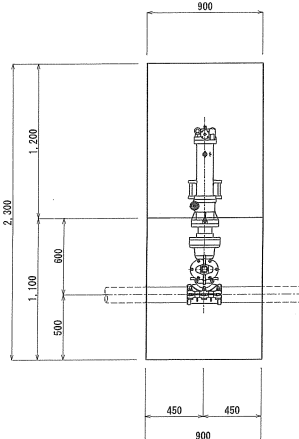


工事番

工事名	令和6年度 送配水管詳細設計業務			
図面名称	土工標準断面図(2)			
縮尺	1:20	単位 mm	図面番号	14
事業主	大和町 上下水道課			

平面図

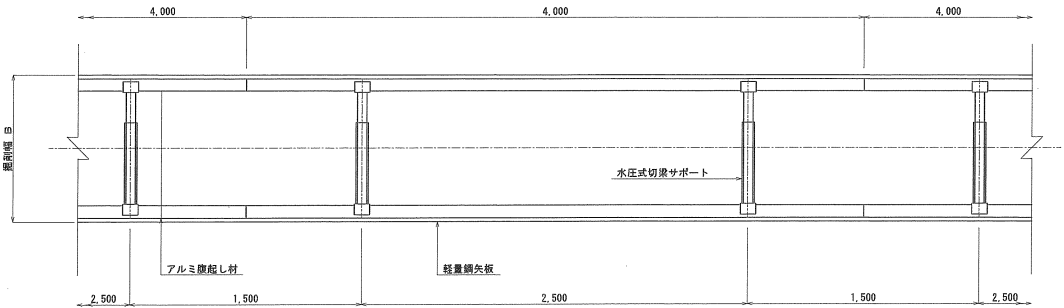

断面図

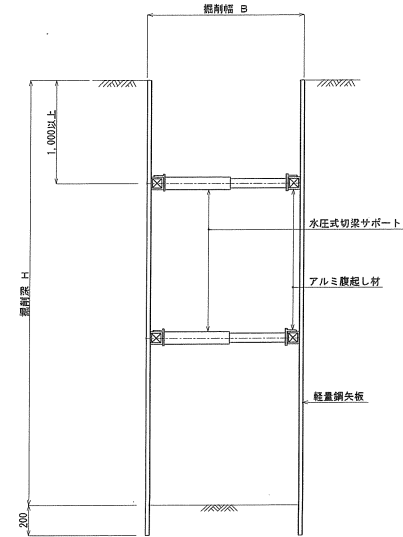


掘削深	1.50<H≤1.80	1.80<H≤2.00	2.00<H≤2.30	2.30<H≤2.80	2.80<H≤3.30
矢板種別	軽量鋼矢板 (H=250mm)				
矢板長 (m)	2.00	2.50	3.00	3.50	
アルミ膨起し	110mm×130mm×4m				
水圧式サポート	0.45m以上～2.10m以下				
切戻段数	1 段		2 段		

掘削深	3.30<H≤3.50	3.50<H≤3.80
矢板種別	軽量鋼矢板 (H=250mm)	
矢板長 (m)	4.00	
アルミ膨起し	110mm×130mm×4m	
水圧式サポート	0.45m以上～2.10m以下	
切戻段数	2 段	3 段


工事番号				
工事名	令和6年度 送配水管詳細設計業務			
図面名称	軽量鋼矢板土留工標準図			
縮尺	FREE	単位 mm	図面番号	15
事業主	大和町 上下水道課			

付帯施設標準構造図(1) S=1:10


仕切弁標準図
($\phi 75$ DP=0.85m)

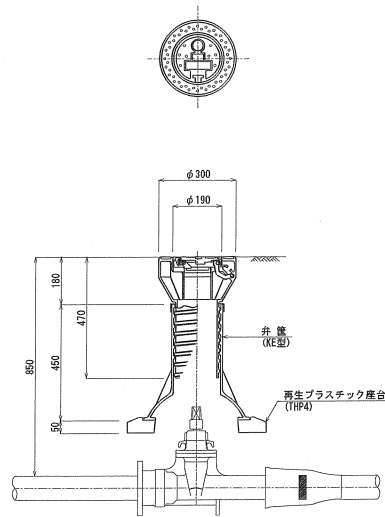


仕切弁標準図
($\phi 75$ DP=1.20m)

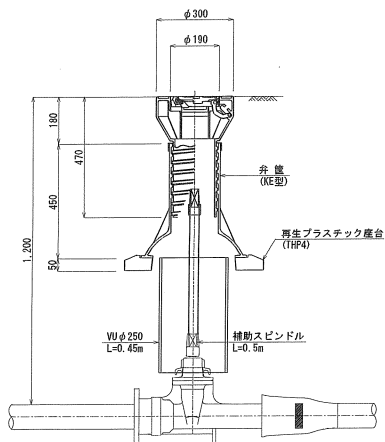


仕切弁標準図
($\phi 100$)

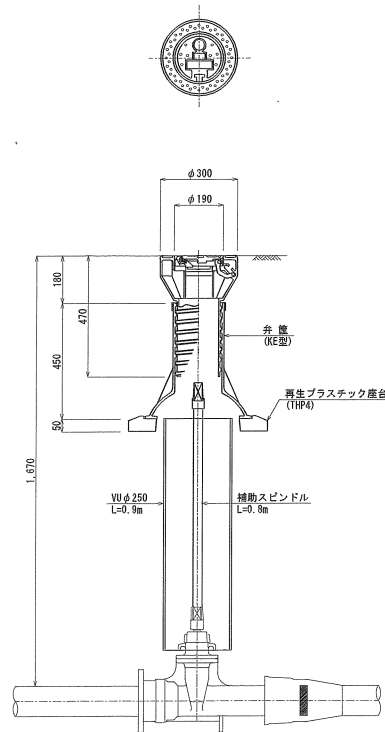


仕切弁標準図
($\phi 200$)

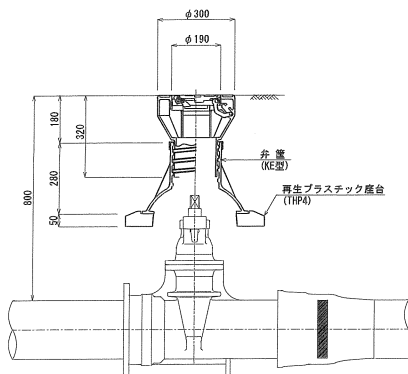

仕切弁標準図
($\phi 250$)

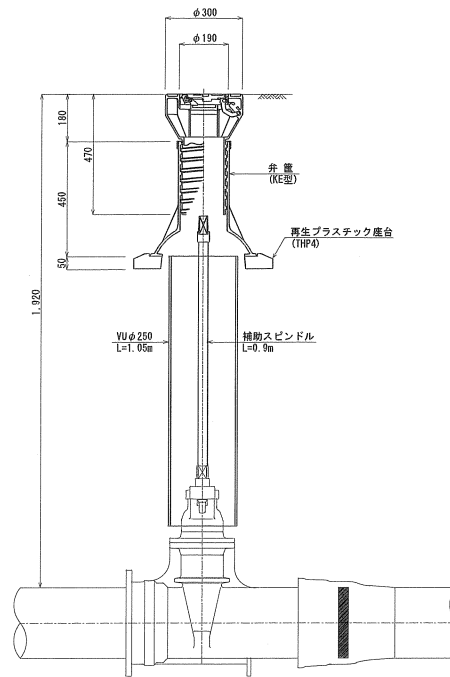


仕切弁標準図
($\phi 300$)

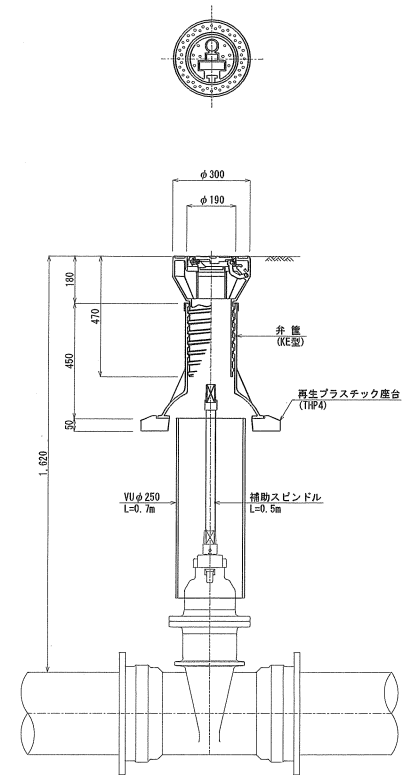


工事番号

工事名	令和6年度 送配水管詳細設計業務			
図面名称	付帯施設標準構造図(1)			
縮尺	1:10	単位	mm	図面番号
事業主	大和町 上下水道課			16

空気弁室標準図
(φ500 DP=1.50m)

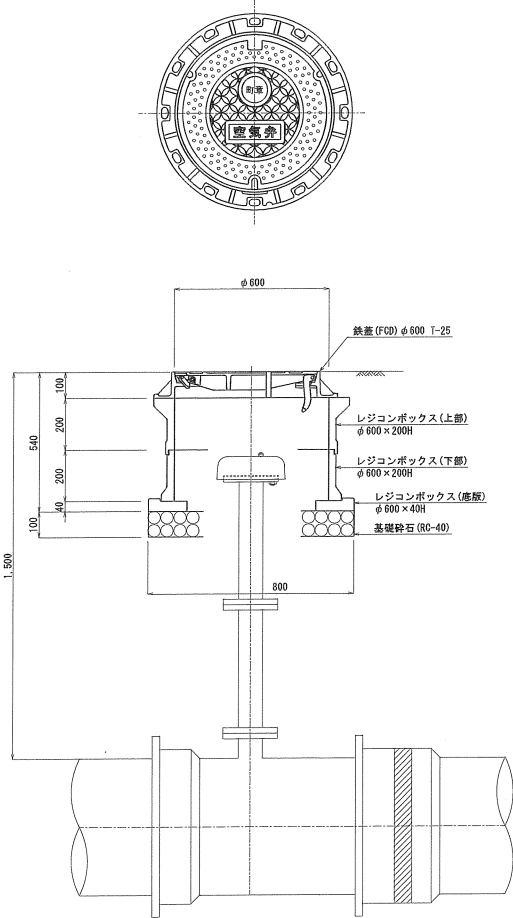


空気弁室標準図
(φ400 DP=1.20m)

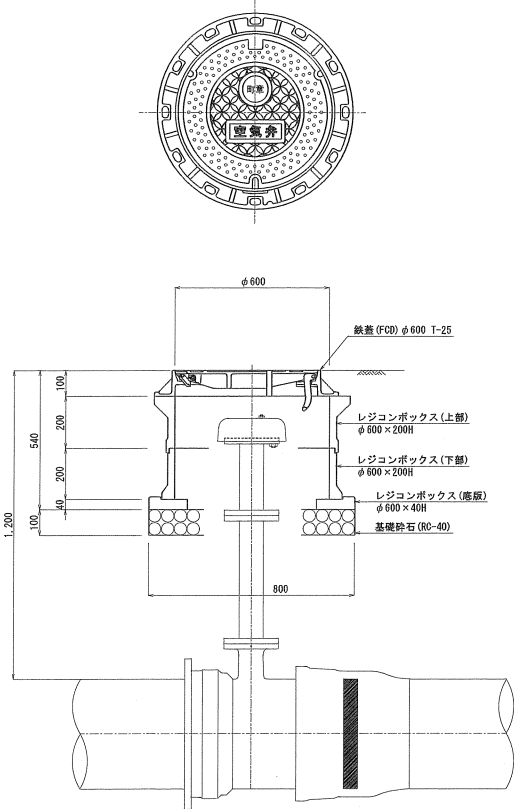

工事番号				
工事名	令和6年度 送配水管詳細設計業務			
図 面 名 称	付帯施設標準構造図(2)			
縮 尺	1:10	単位	mm	図 面 番 号
事業主	大和町 上下水道課			17


φ500離脱型バタフライ弁設置図 S=1:10

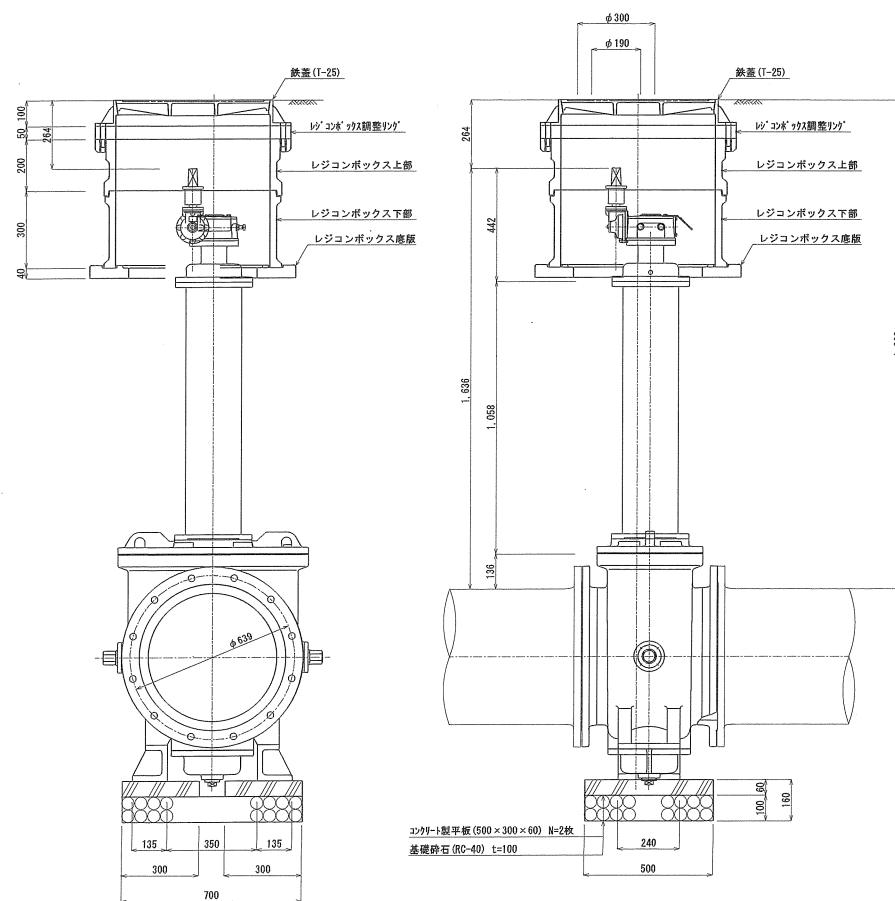

工事番号



工事名	令和6年度 送配水管詳細設計業務			
図面名称	φ500離脱型バタフライ弁設置図			
縮尺	1:10	単位	mm	図面番号
事業主	大和町 上下水道課			18

φ400NS形バタフライ弁設置図 S=1:10

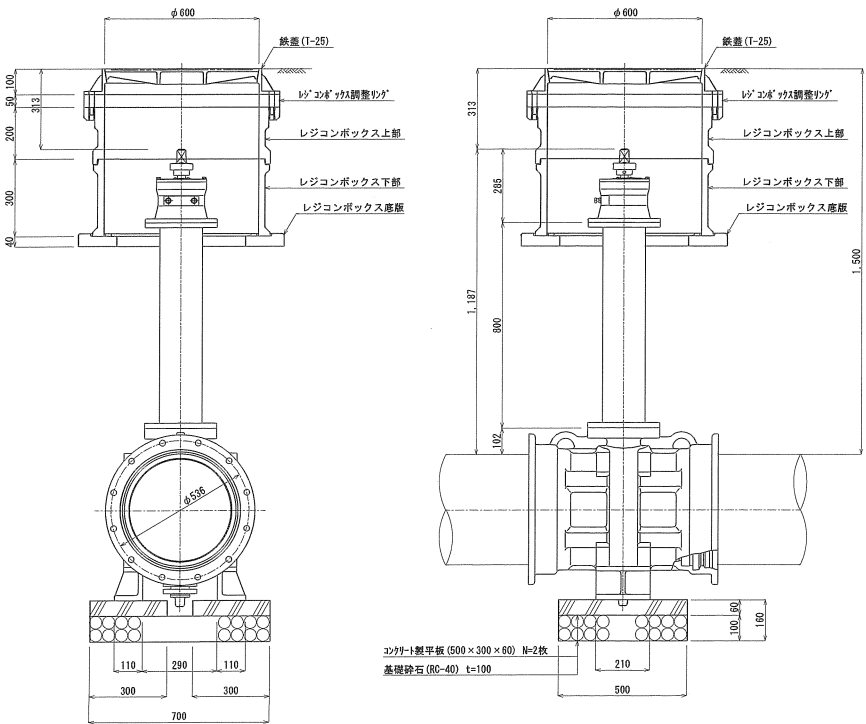

工事番号			
工事名	令和6年度 送配水管詳細設計業務		
図面名称	φ400NS形バタフライ弁設置図		
縮尺	1:10	単位 mm	図面番号 19
事業主	大和町 上下水道課		

φ400離脱型バタフライ弁設置図 S=1:10

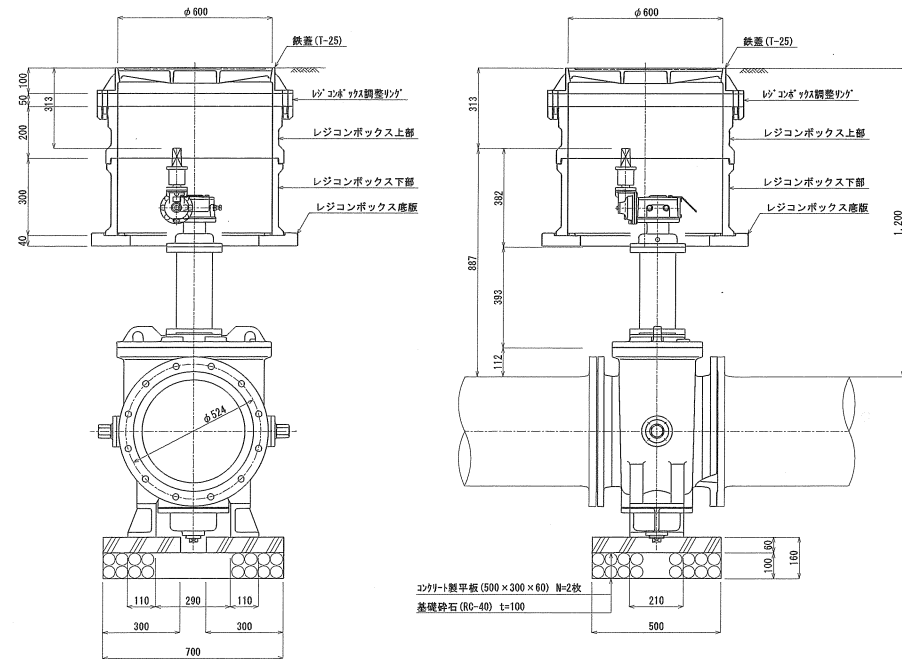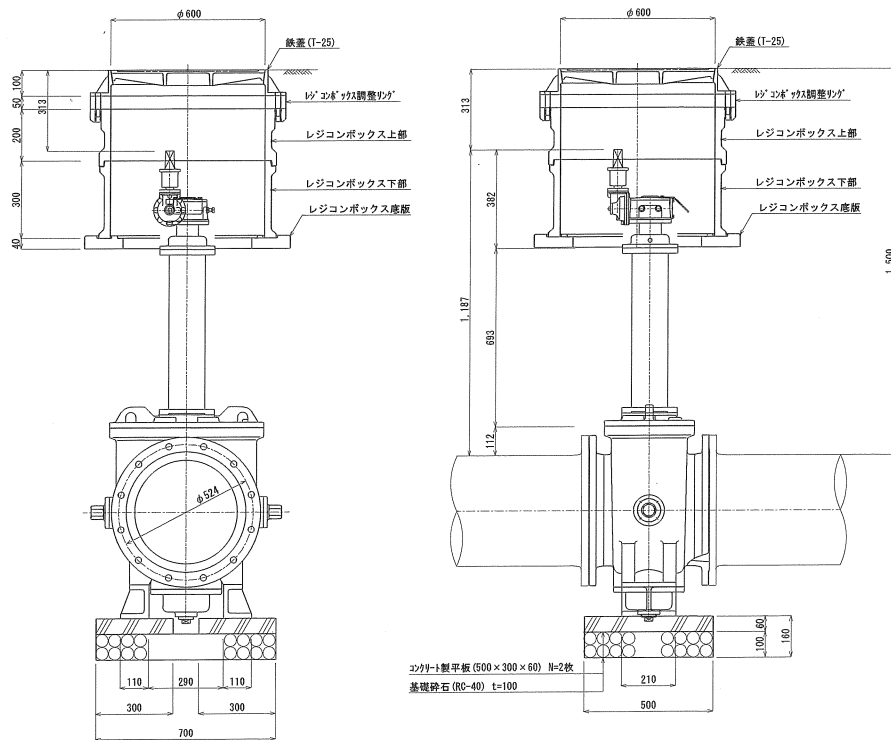


工事番号


工事名	令和6年度 送配水管詳細設計業務		
図面名称	φ400離脱型バタフライ弁設置図		
縮尺	1:10	単位 mm	図面番号 20
事業主	大和町 上下水道課		

土工標準断面図 S=1:20
(不断水工 $\phi 600 \times \phi 600$)


平面図

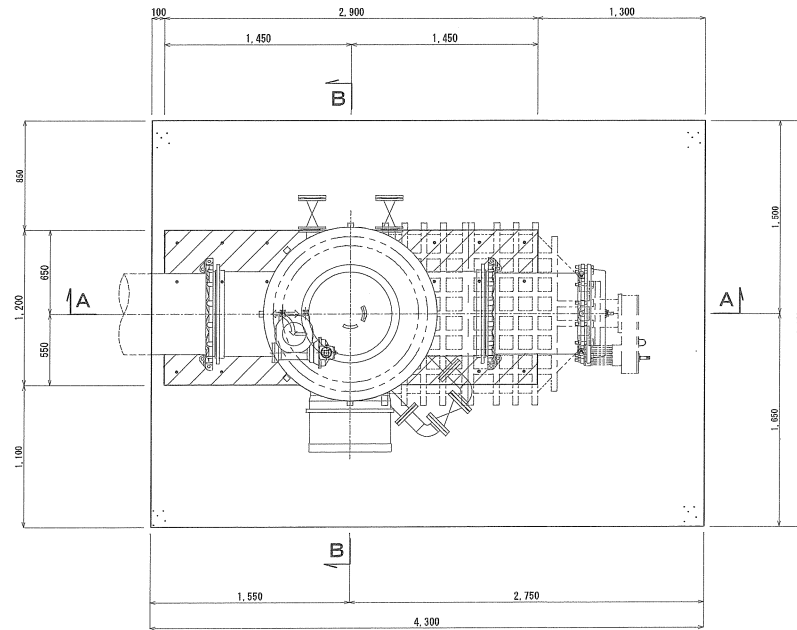

A-A断面図

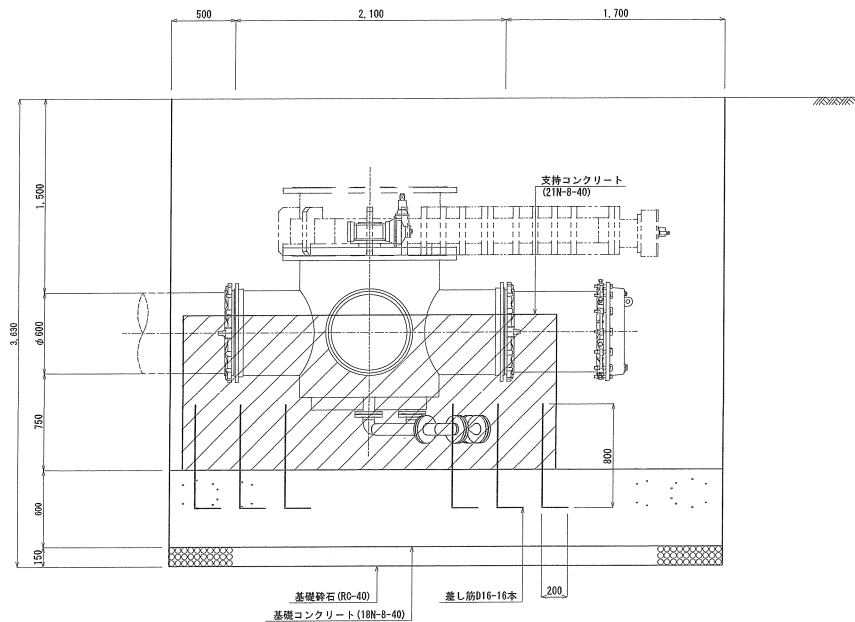

B-B断面図

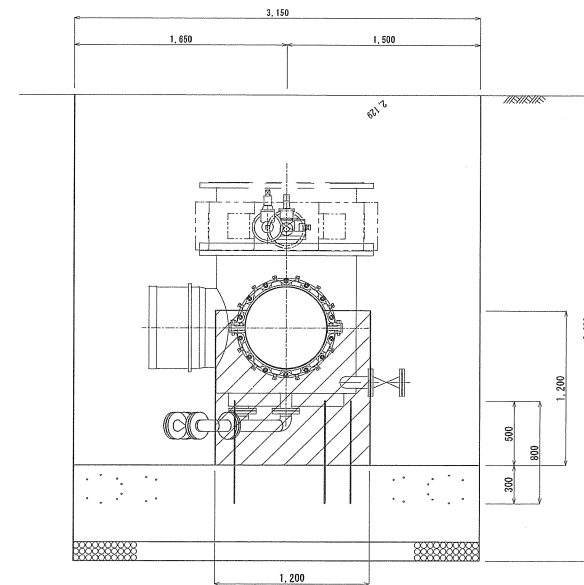


工事番号


工事名	令和6年度 送配水管詳細設計業務			
図面名称	土工標準断面図(不断水工 $\phi 600 \times \phi 600$)			
縮尺	1:20	単位	mm	図面番号 21
事業主	大和町 上下水道課			

路面覆工図 S=1:25
(不断水工φ600×φ600)


平面図

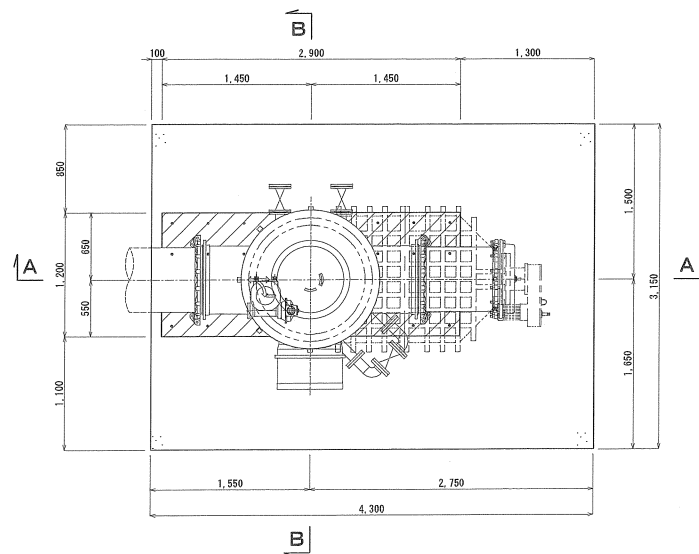


A-A断面図

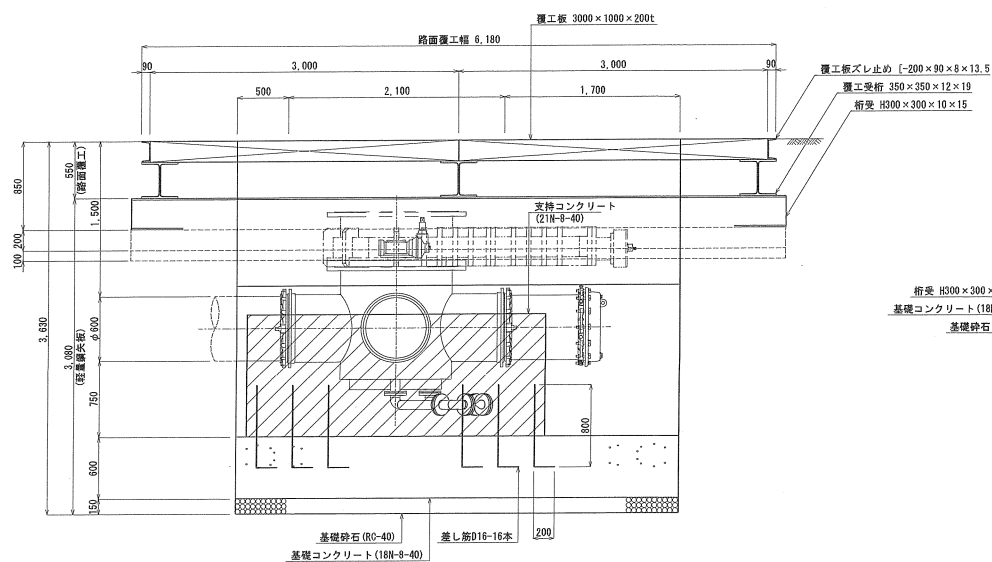

覆工平面図

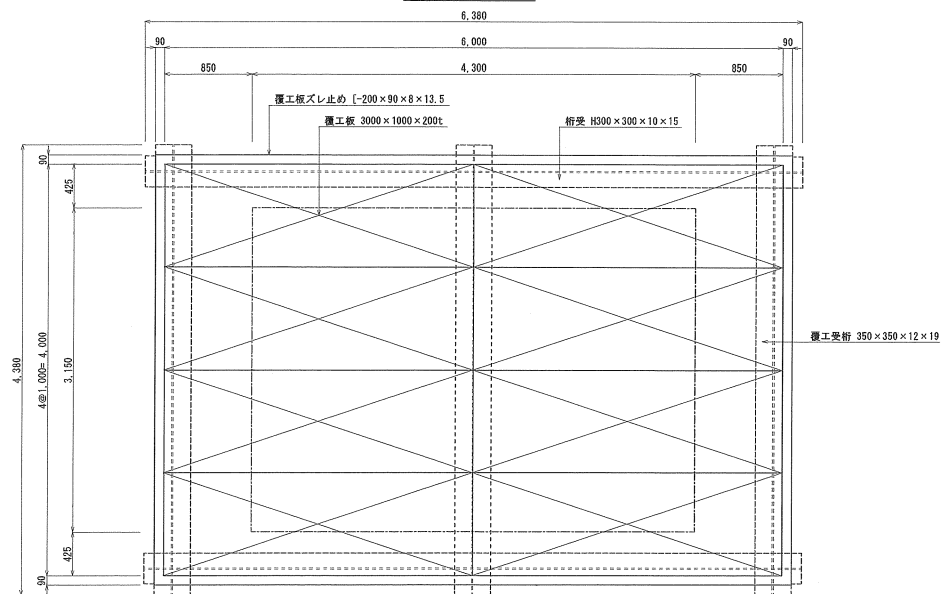


B-B断面図

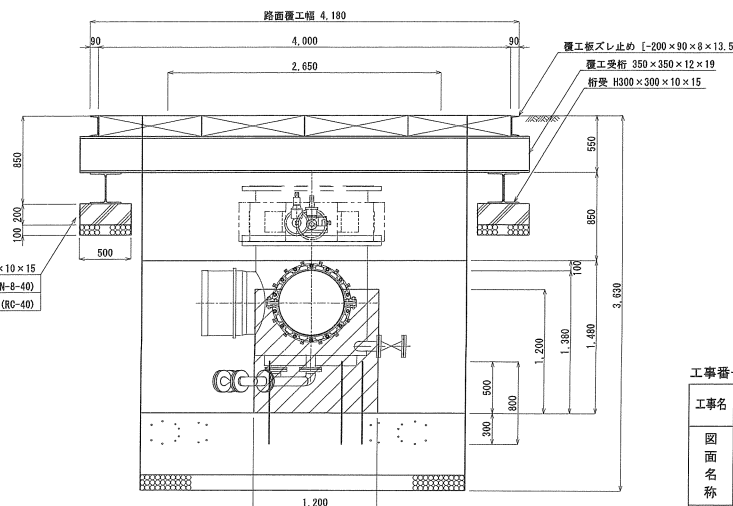

工事番号


工事名	令和6年度 送配水管詳細設計業務			
図面名称	路面覆工図(不断水工φ600×φ600)			
縮尺	1:25	単位	mm	図面番号
事業主	大和町 上下水道課			22

平面図

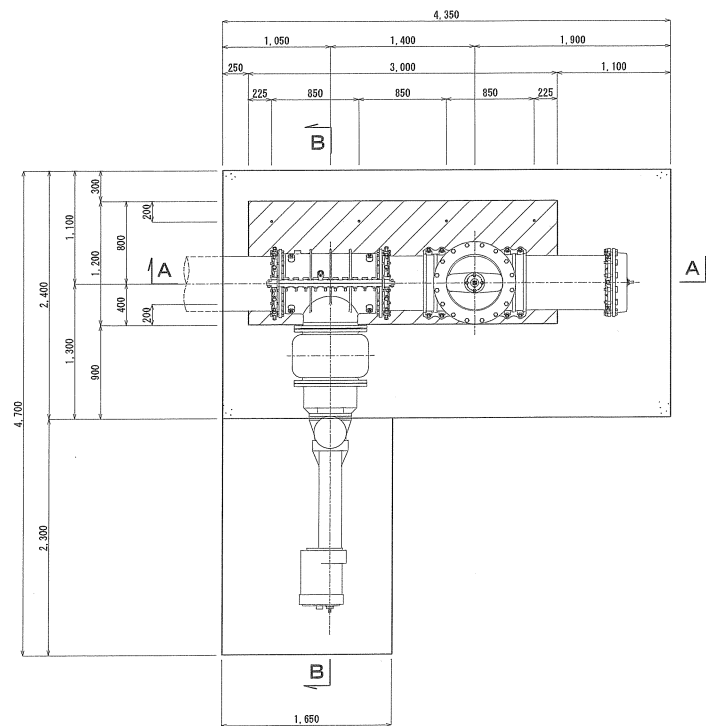


土工標準断面図 S=1:25
(不断水工 $\phi 500 \times \phi 500$)

B-B断面図

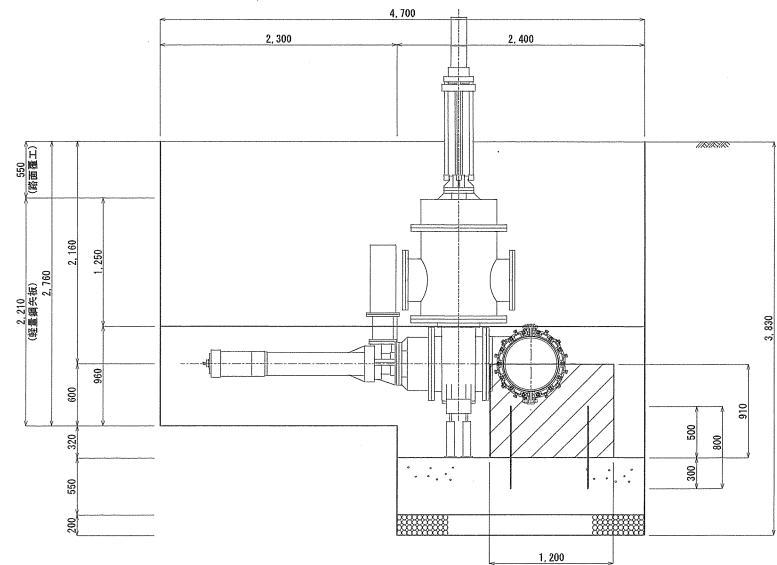


A-A断面図

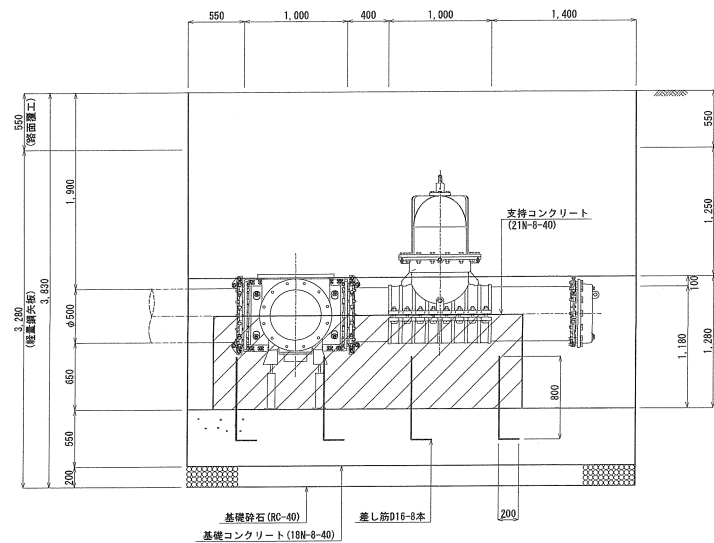


工事番号

工事名	令和6年度 送配水管詳細設計業務			
図面名称	土工標準断面図 (不断水工 $\phi 500 \times \phi 500$)			
縮尺	1:25	単位	mm	図面番号
事業主	大和町 上下水道課			23

平面図

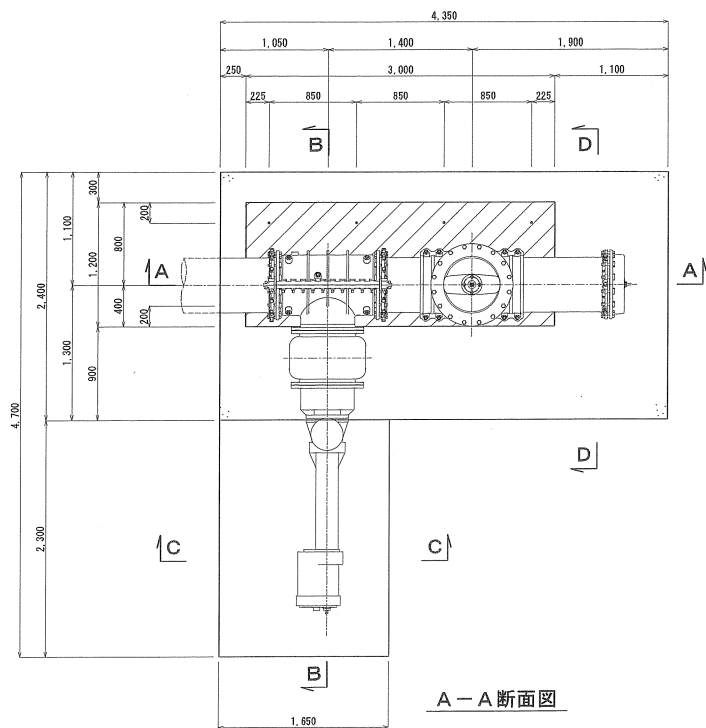


A-A断面図

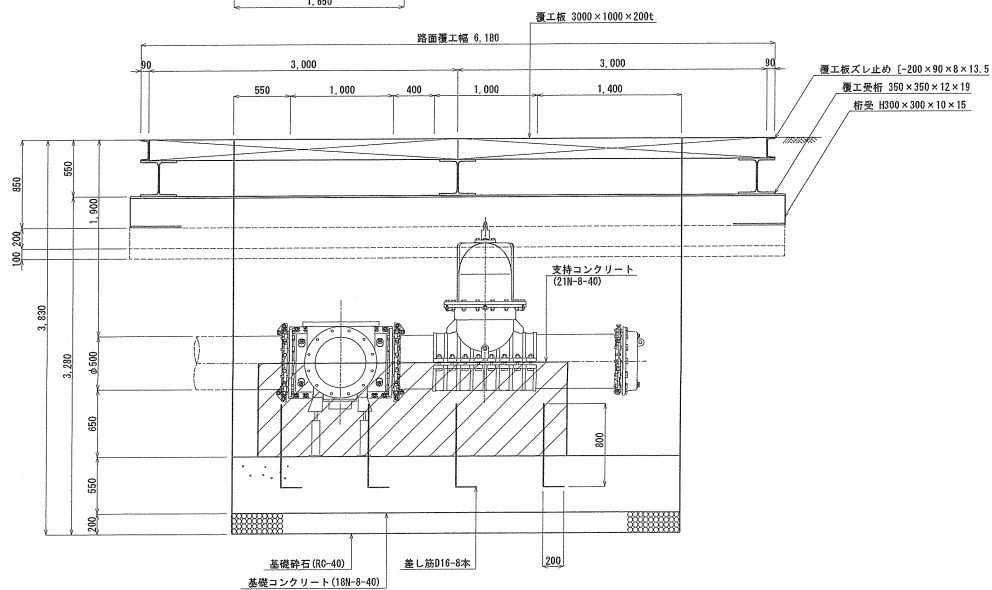

路面覆工図(1) S=1:25
(不断水工φ500×φ500)

覆工平面図

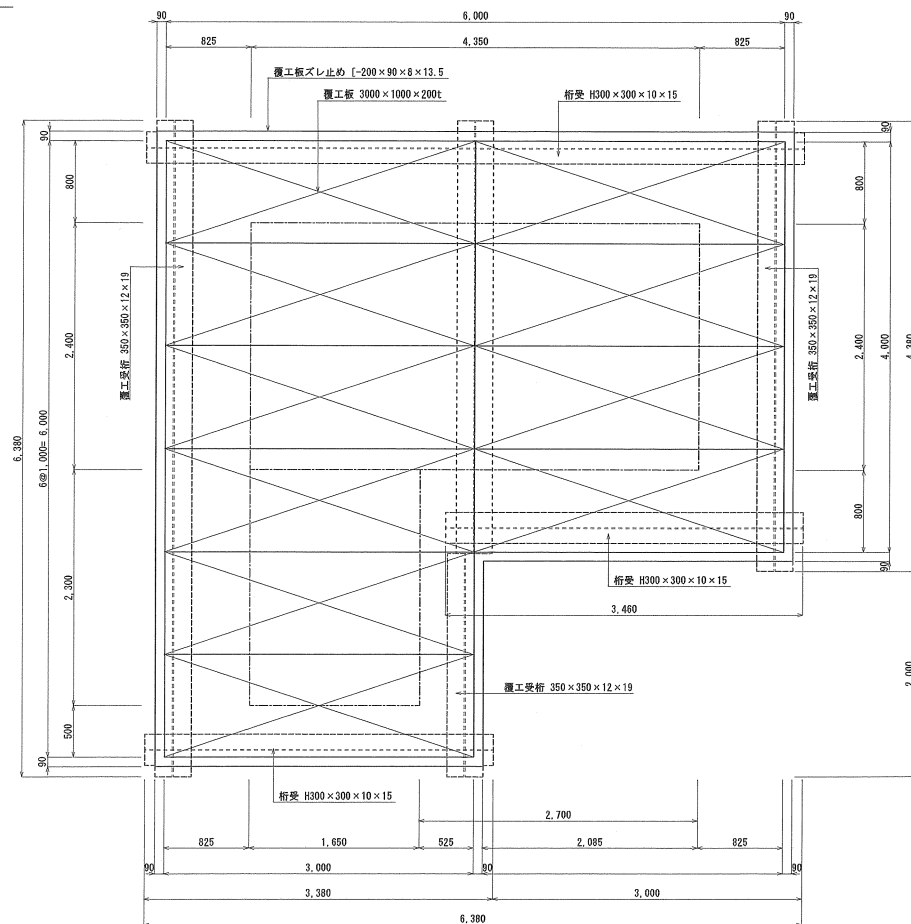


工事番号


工事名	令和6年度 送配水管詳細設計業務		
図面名称	路面覆工(1)(不断水工φ500×φ500)		
縮尺	1:25	単位 mm	図面番号 24
事業主	大和町 上下水道課		

路面覆工図(2) S=1:25
(不断水工φ500×φ500)


B-B断面図

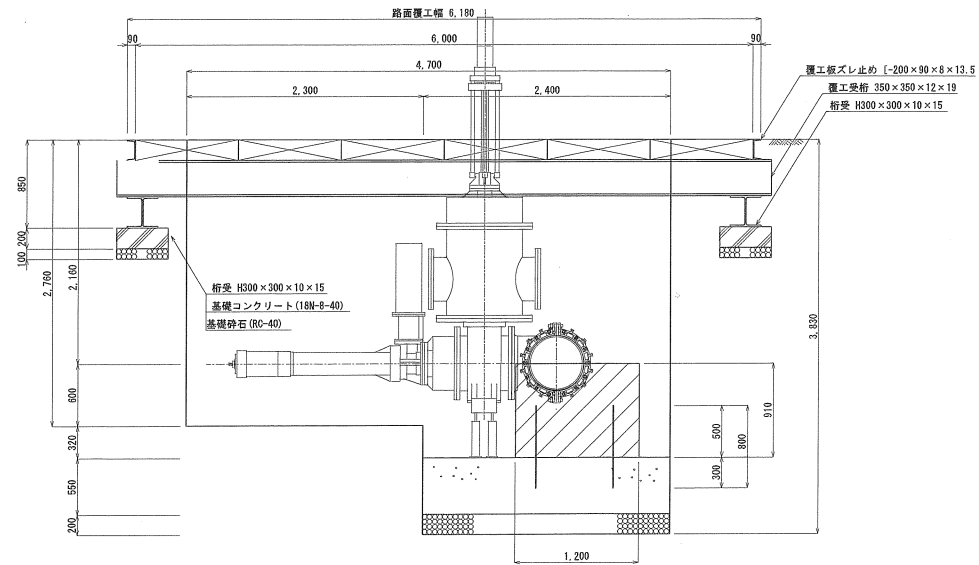

C-C断面図

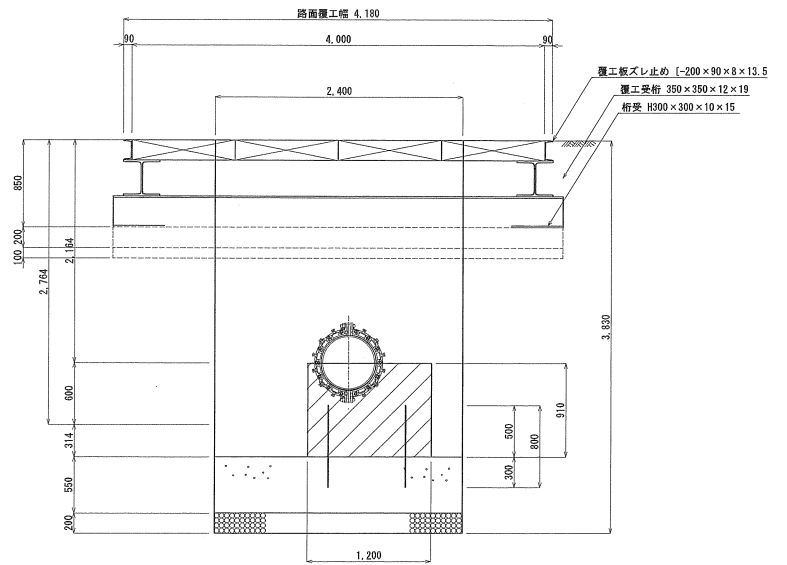


D-D断面図

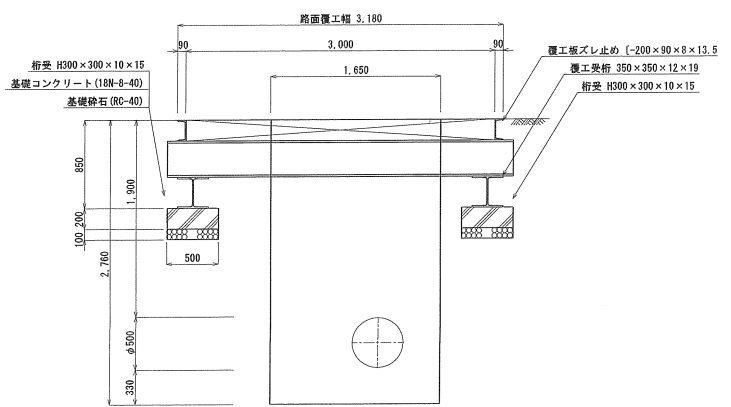


工事番号

工事名	令和6年度 送配水管詳細設計業務			
図面名称	路面覆工(2) (不断水工φ500×φ500)			
縮尺	1:25	単位	mm	図面番号
事業主	大和町 上下水道課			25

平面図

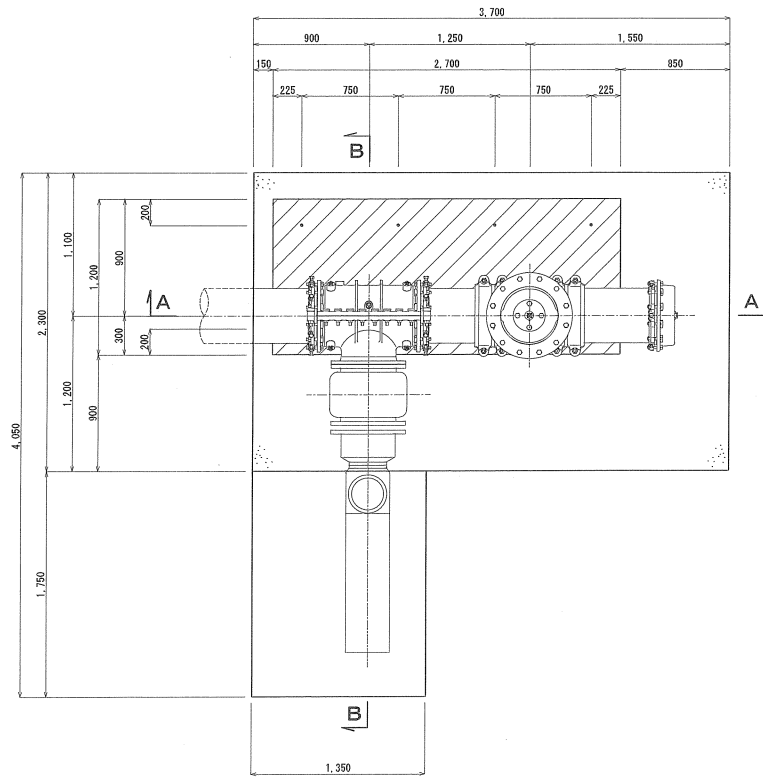


A-A断面図

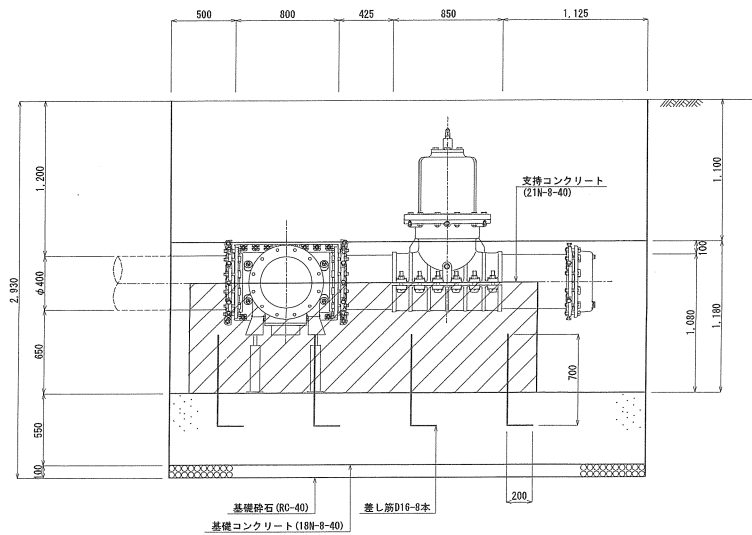

土工標準断面図 S=1:20
(不断水工 $\phi 400 \times \phi 400$ DP=1.2m)

B-B断面図

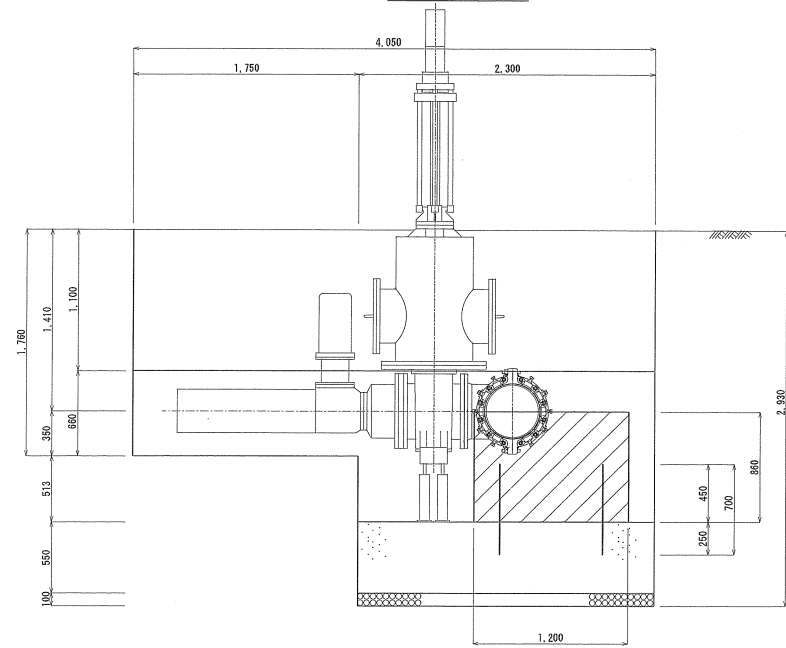


工事番号


工事名	令和6年度 送配水管詳細設計業務		
図面名称	土工標準断面図 (不断水工 $\phi 400 \times \phi 400$ DP=1.2m)		
縮尺	1:20	単位	mm
事業主	大和町 上下水道課	図面番号	26

土工標準断面図 S=1:20
(不断水工φ400×φ400 DP=12.5m)


平面図

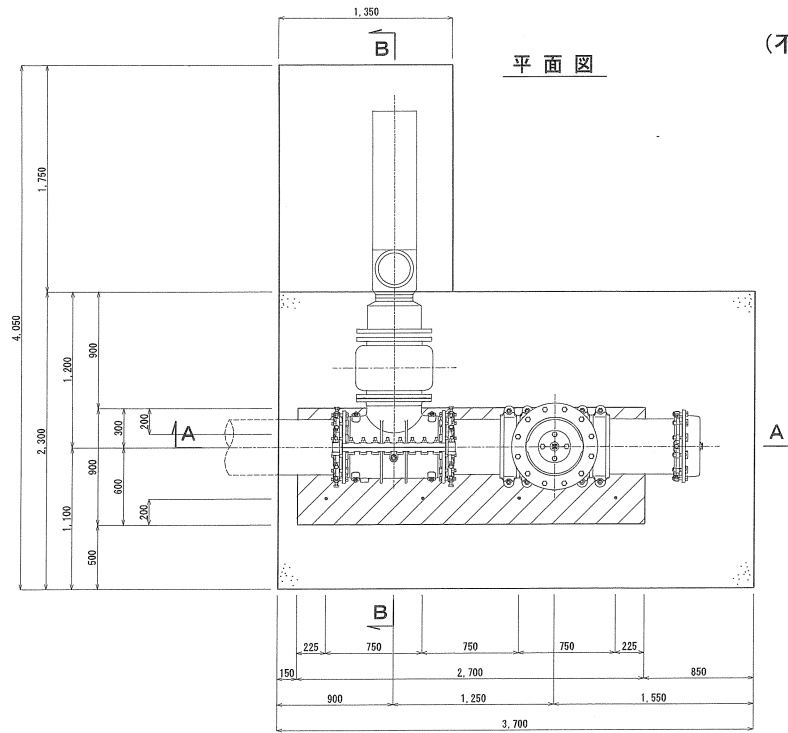

A-A断面図

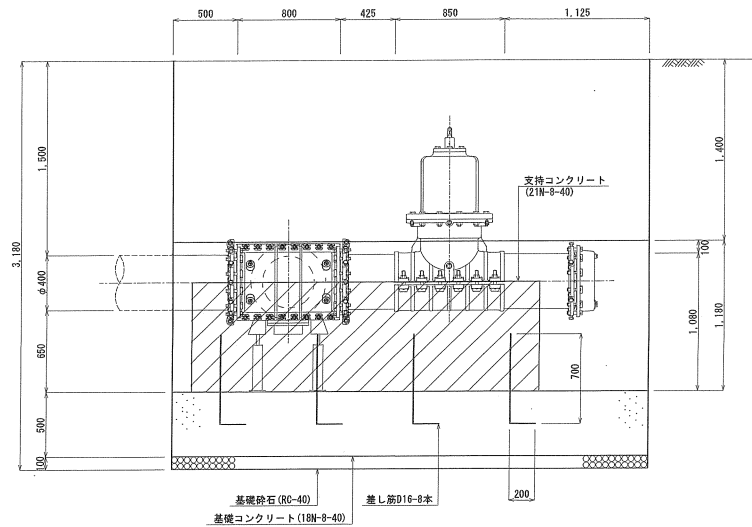

B-B断面図

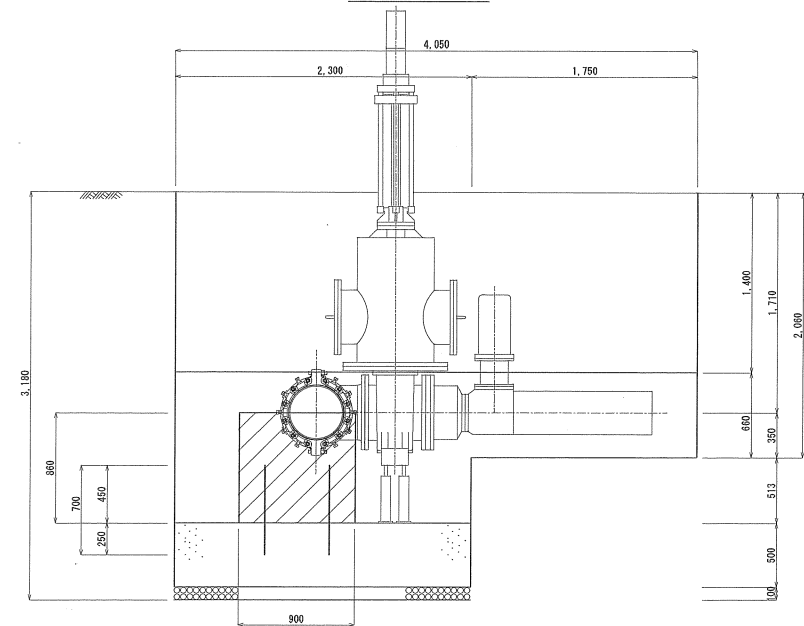


工事番号


工事名	令和6年度 送配水管詳細設計業務		
図面名称	土工標準断面図 (不断水工φ400×φ400 DP=1.5m)		
縮尺	1:20	単位	mm
事業主	大和町 上下水道課	図面番号	27

流量計室構造図
(1800×1800特殊組立箱形人孔)
S=1:20


平面図

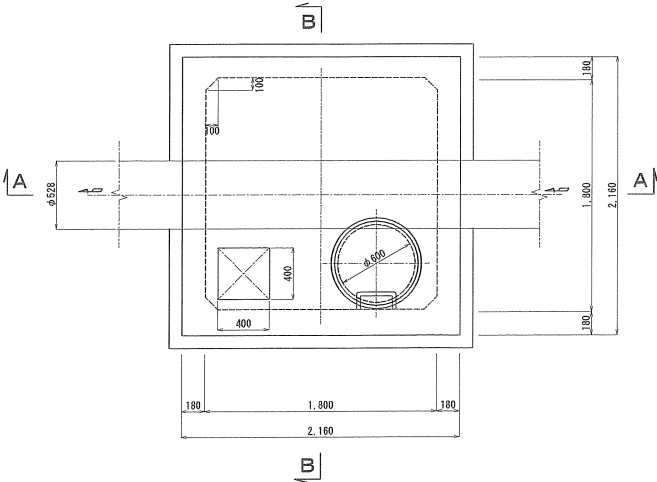

A-A断面図

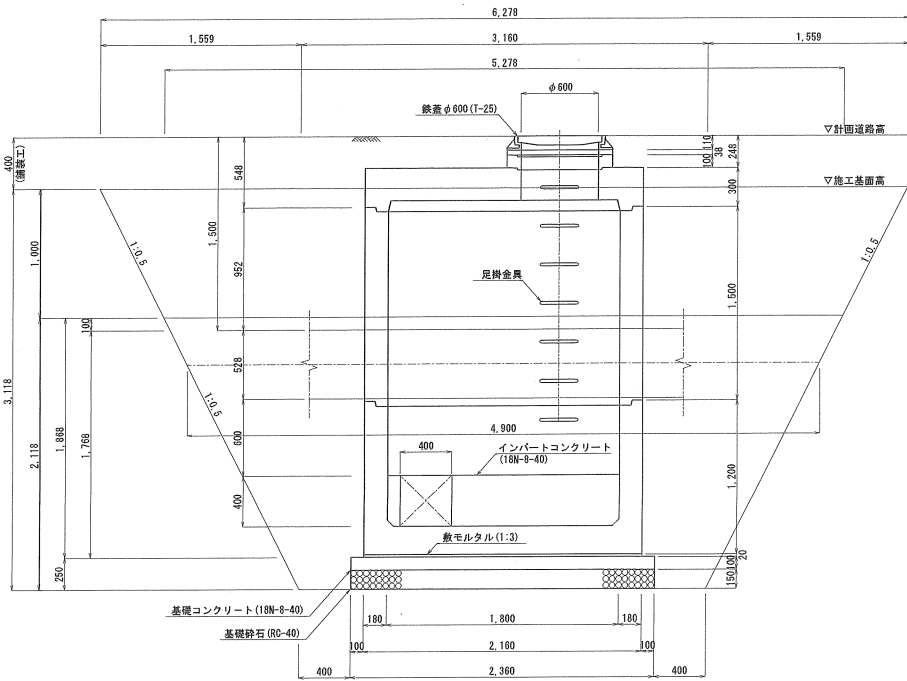


B-B断面図

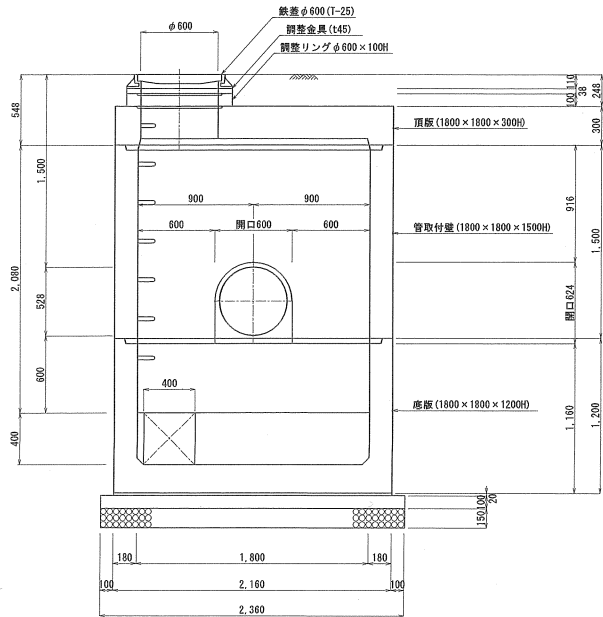


工事番号				
工事名	令和6年度 送配水管詳細設計業務			
図面名称	流量計室構造図			
縮尺	1:20	単位	mm	図面番号
事業主	大和町 上下水道課			28

既設管撤去平面図 S=1:500

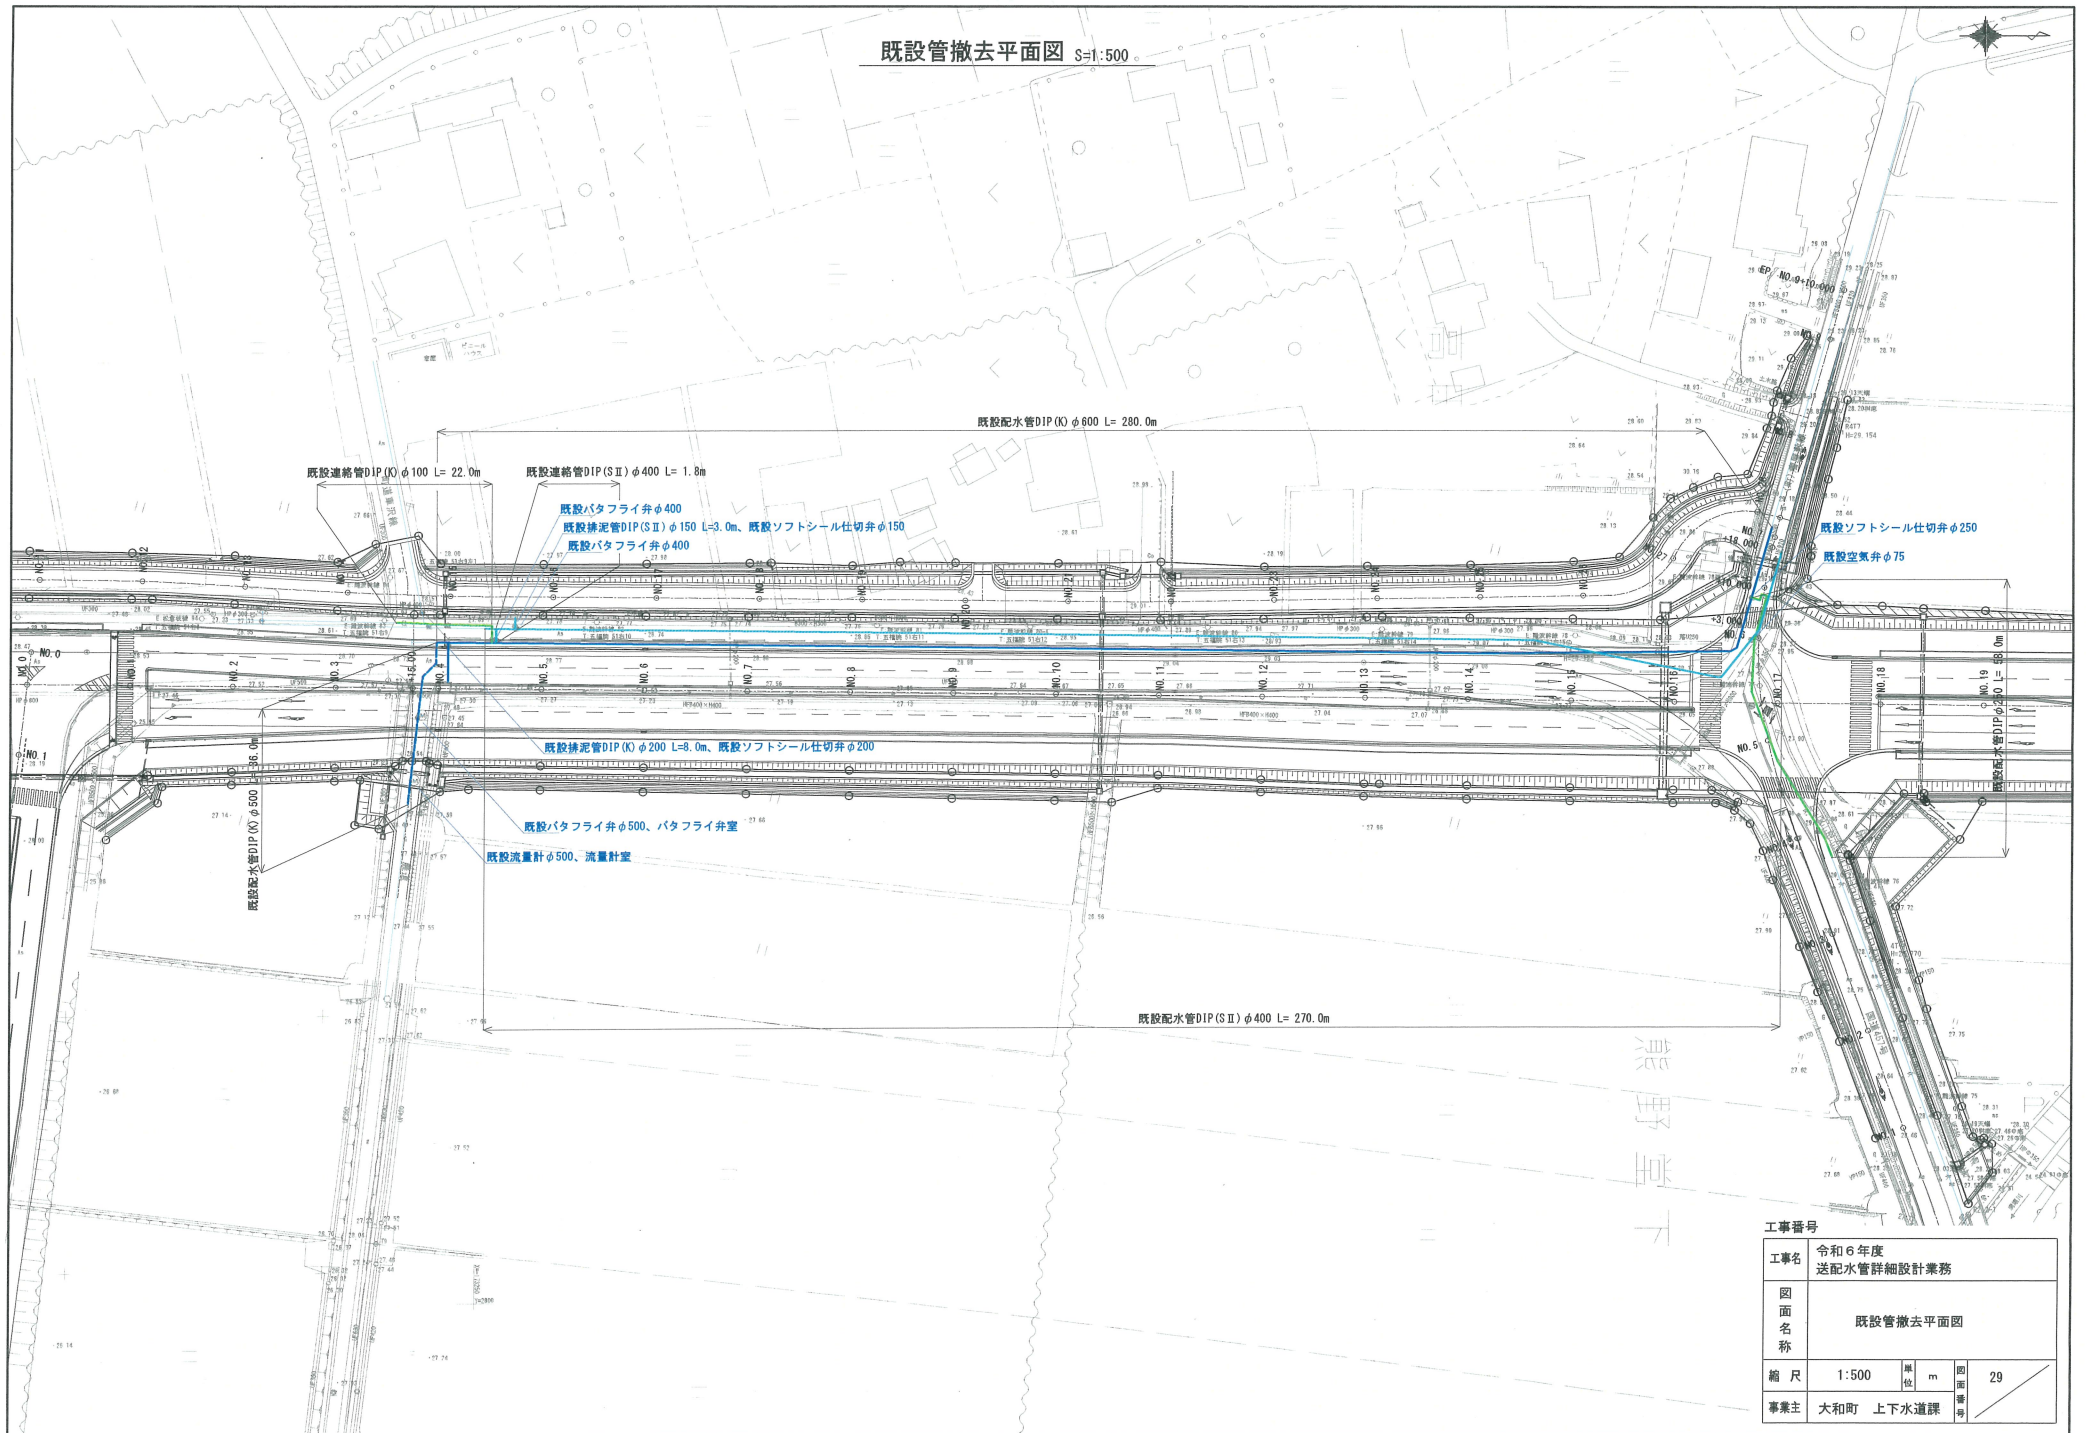

土工標準断面図 S=1:20
(既設管撤去)

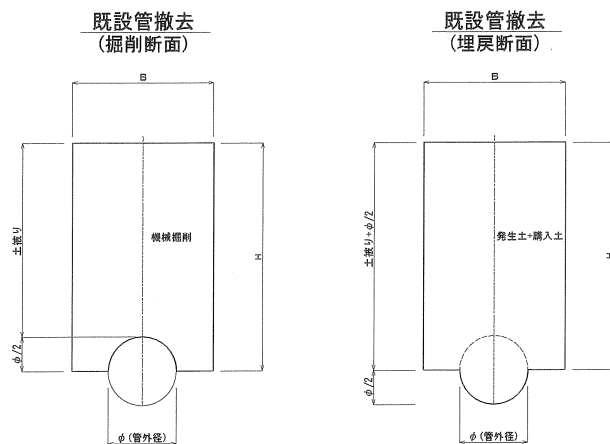


寸法表							
管種	口径	B (mm)	土被り (mm)	φ (mm)		H (mm)	摘要
DIP (K)	φ100	650	1200	120		1260	
DIP (S II)	φ150	700	1200	170		1265	
DIP (K)	φ200	1000	1500	220		1610	土留工
DIP	φ250	800	1200	270		1335	
DIP (S II)	φ400	950	1200	430		1415	
DIP (K)	φ500	1150	1500	530		1765	土留工
DIP (K)	φ600	1300	1500	630		1815	土留工


工事番号				
工事名	令和6年度 送配水管詳細設計業務			
図面名称	土工標準断面図(既設管撤去)			
縮尺	1:20	単位	mm	図面番号
事業主	大和町 上下水道課			

既設流量計室・バタフライ弁室構造図 S=1:20


平面図

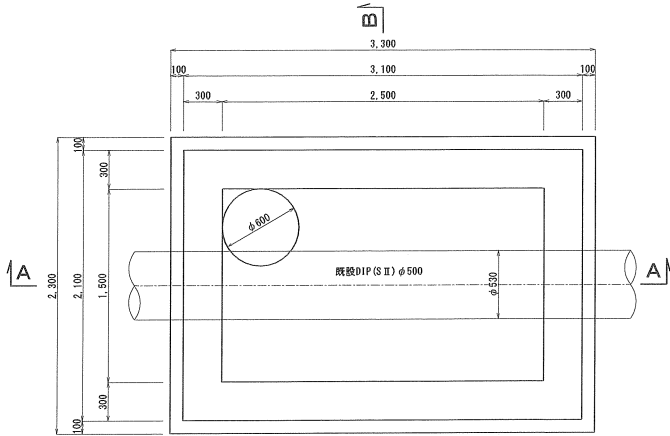

A-A断面図

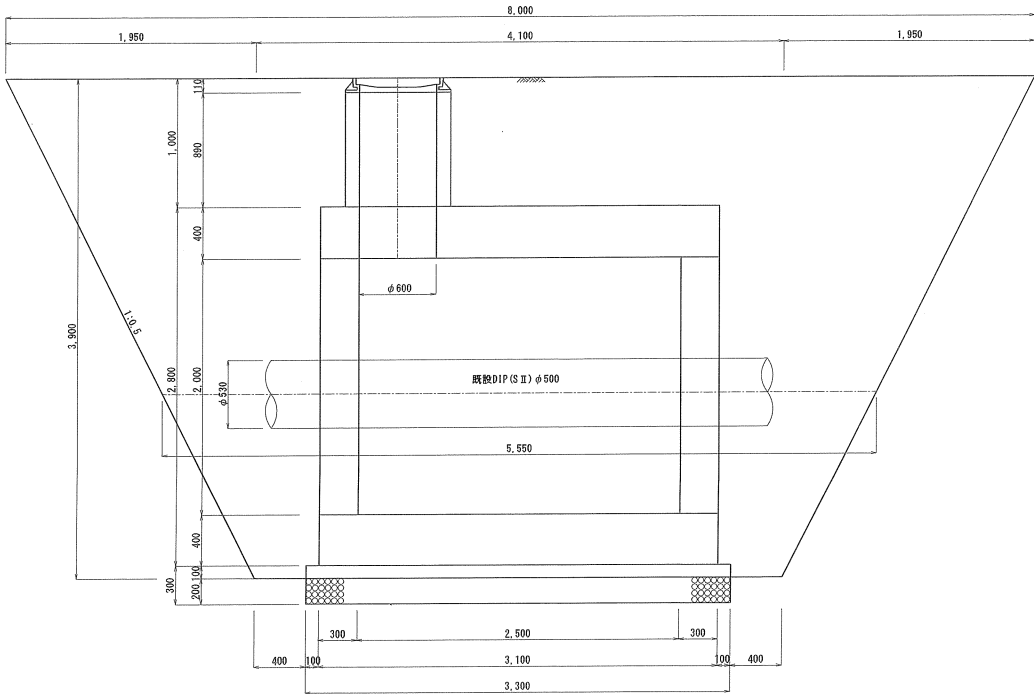

B-B断面図

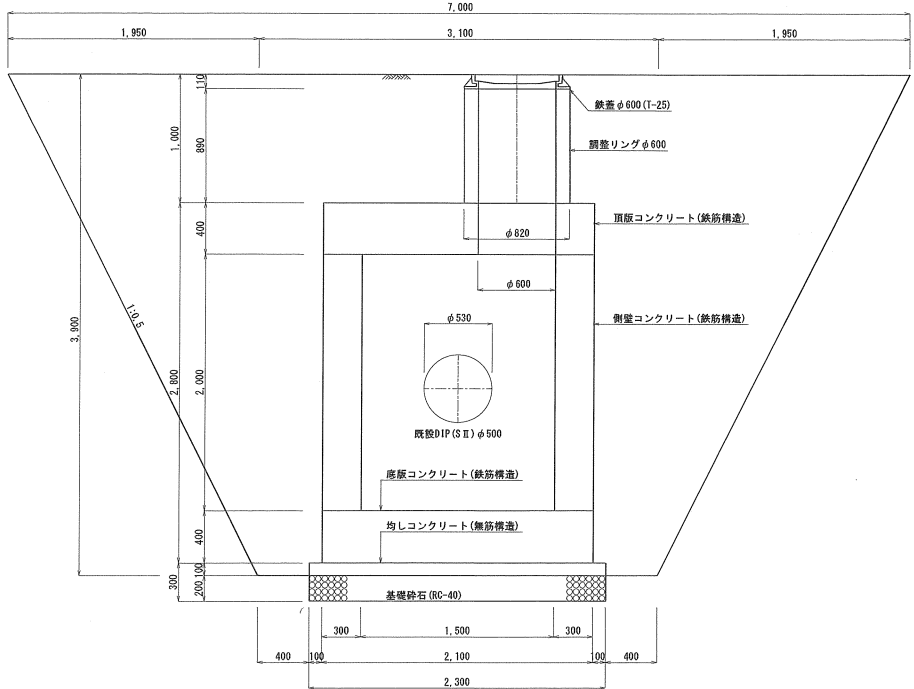

工事番号				
工事名	令和6年度 送配水管詳細設計業務			
図面名称	既設流量計室・バタフライ弁室構造図			
縮尺	1:20	単位	mm	図面番号
事業主	大和町 上下水道課			31